



Planta Baixa Hidraulico
Escala 1:50

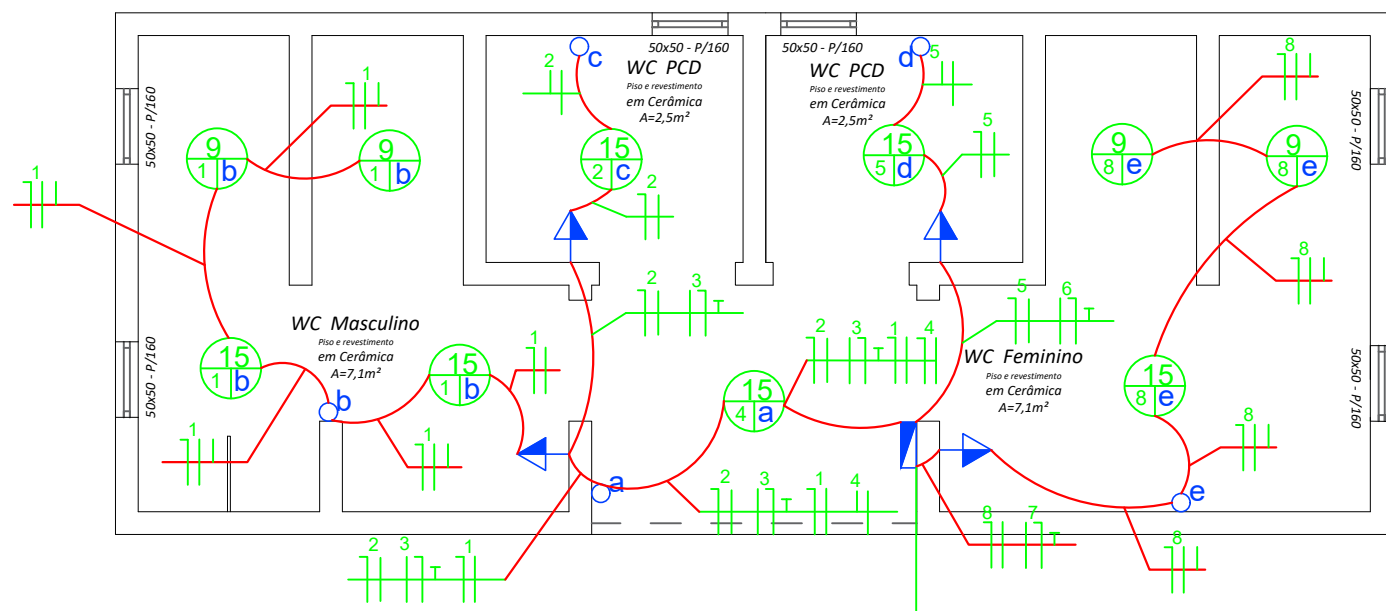

Planta Baixa Eletrico
Escala 1:50


VEM DA
INSTALACAO
EXISTENTE

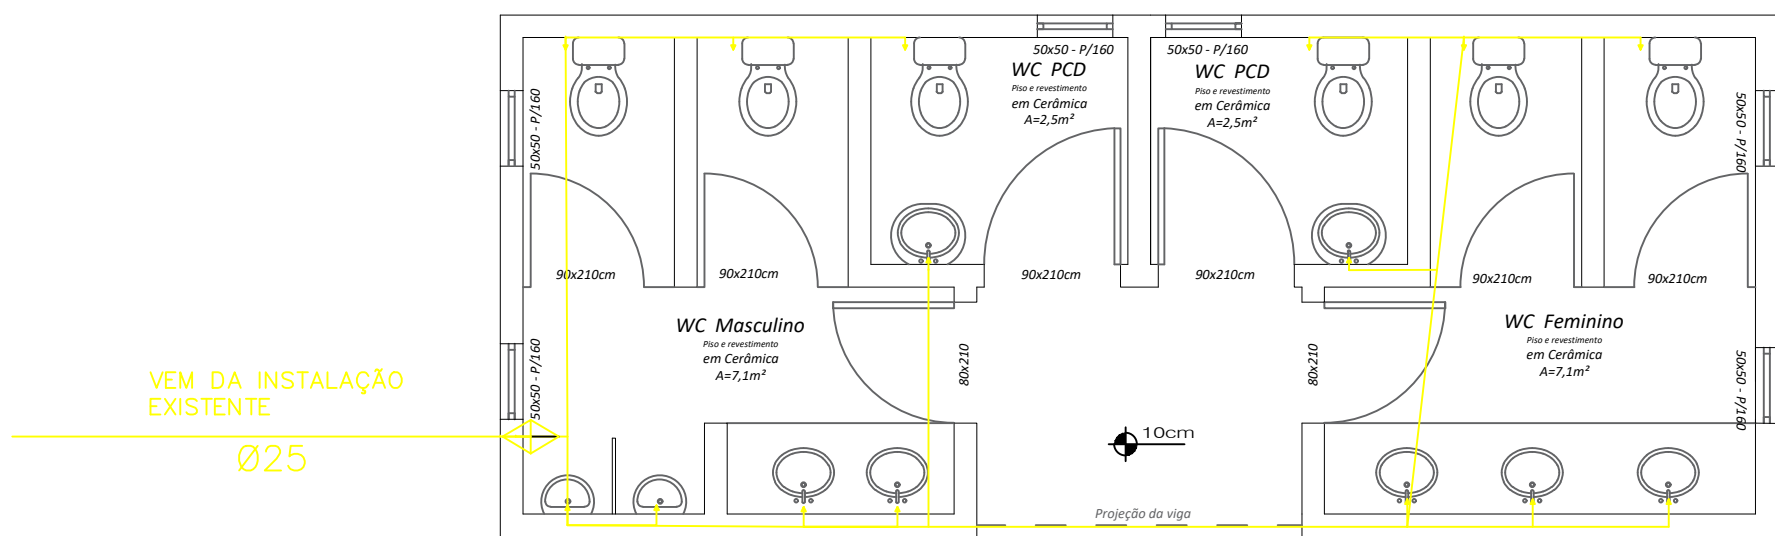

Planta Baixa Hidraulico
Escala 1:50

LEGENDA
RG REGISTRO GERAL
INSTALADO A
ALTURA 1,80m

DIAGRAMA UNIFILAR DO QUADRO DE DISTRIBUIÇÃO SEM ESCALA

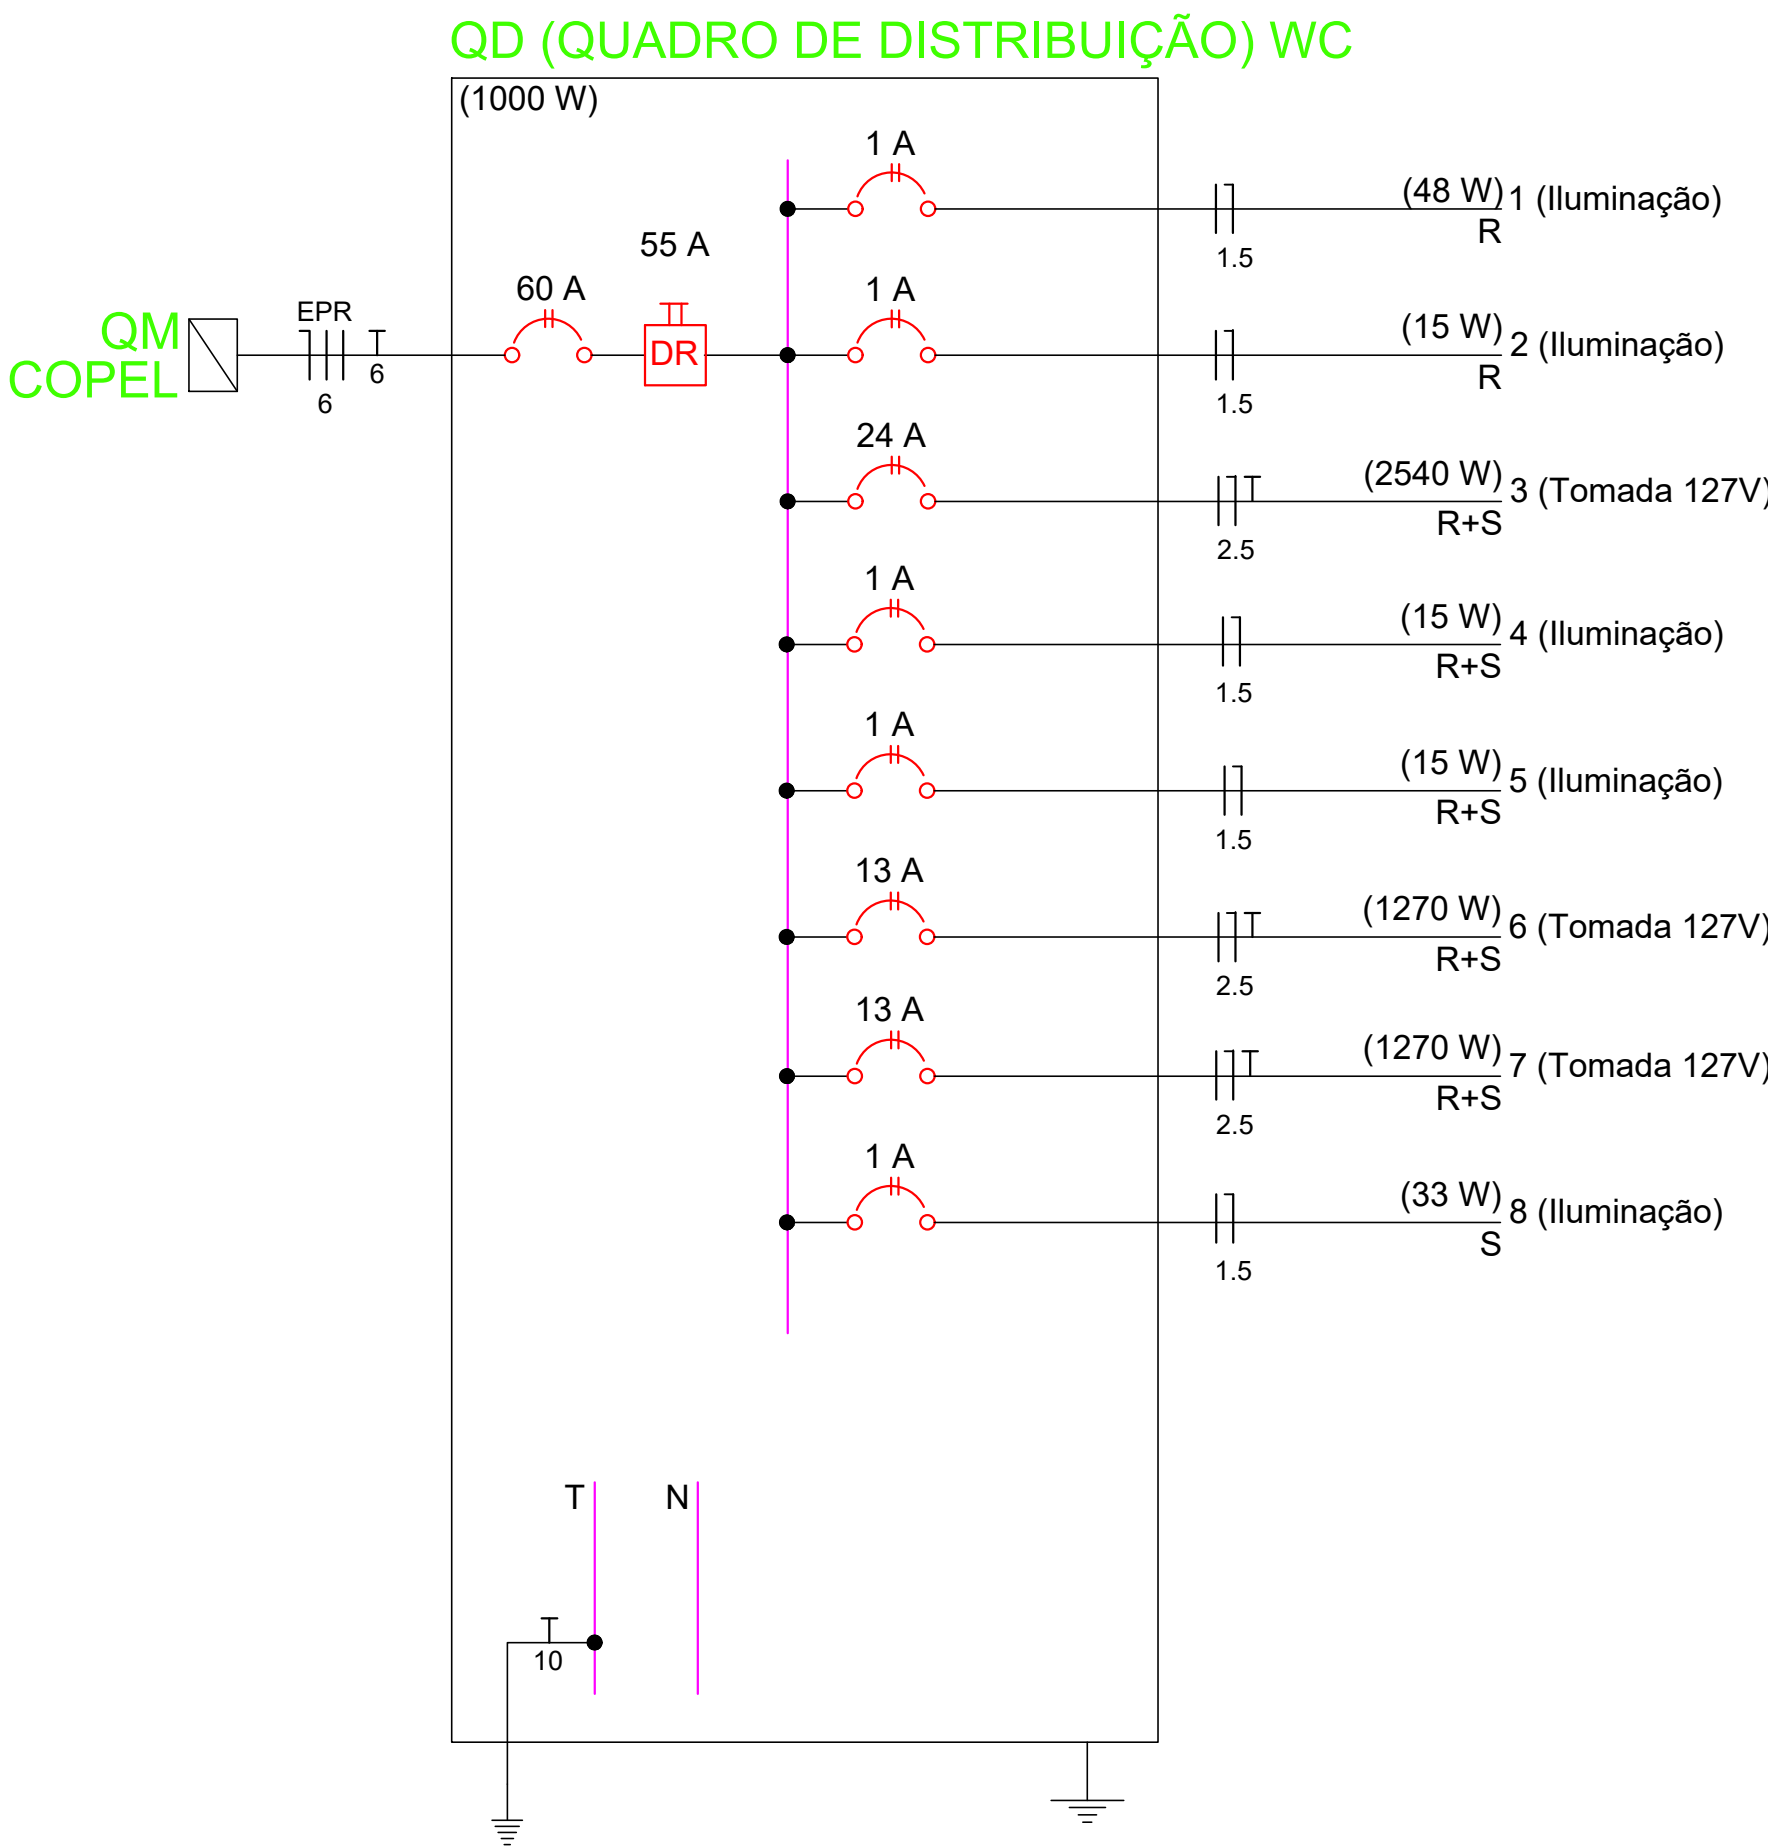

APROVAÇÕES:



MUNICÍPIO DE CORONEL VIVIDA - PARANÁ
GESTÃO 2021 - 2024

Divisão de Estudos e Projetos
Praça Ângelo Mazzoni, s/nº
Coronel Vivida - Paraná
(41)3232-4300

Empreendimento:

REQUALIFICAÇÃO DO PARQUE URBANO ARNALDO
WENTZ DE MORAES

BANHEIRO (WC) - ELETRICO / HIDRAULICO

Prefeito Municipal	Conteúdo do prancha:	Data:
ANDERSON MANIQUE BARRETO	ELETRICO WC	ago 2023
Responsável Técnico	HIDRAULICO WC	Escala:
HULYAN BOLSONI MINOSSO	Área de Intervenção:	Indicada
ART DE PROJETO:	74.690,70 m²	Prancha:
Desenho:	Hulyan / Ana Turra	WC-2 DE 03