
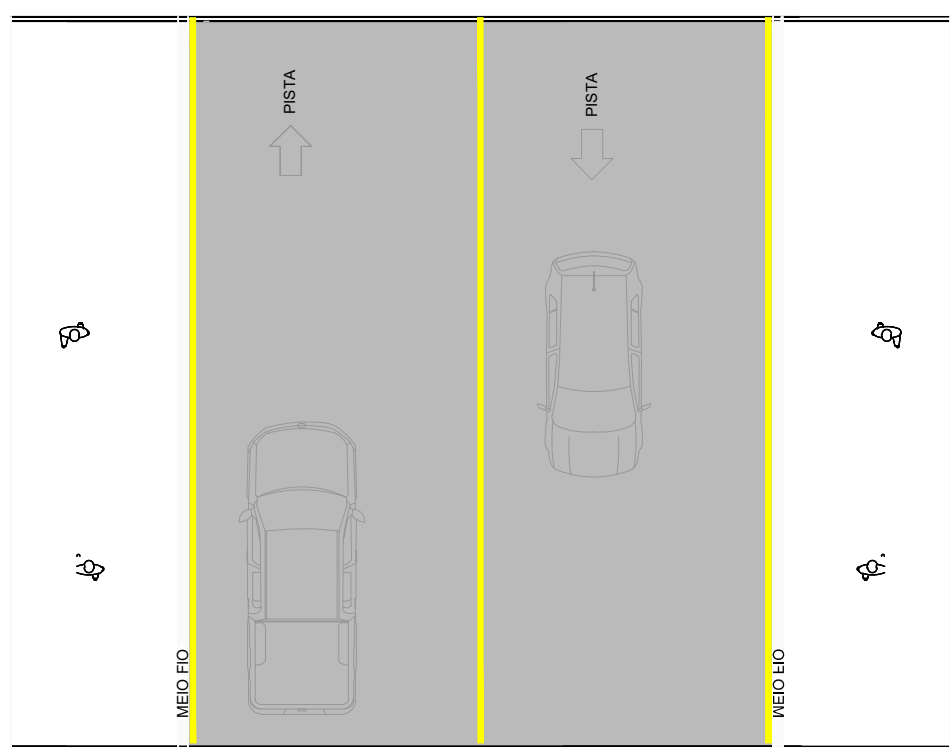



# 1 PLANTA BAIXA SINALIZAÇÃO

ESC: 1:500

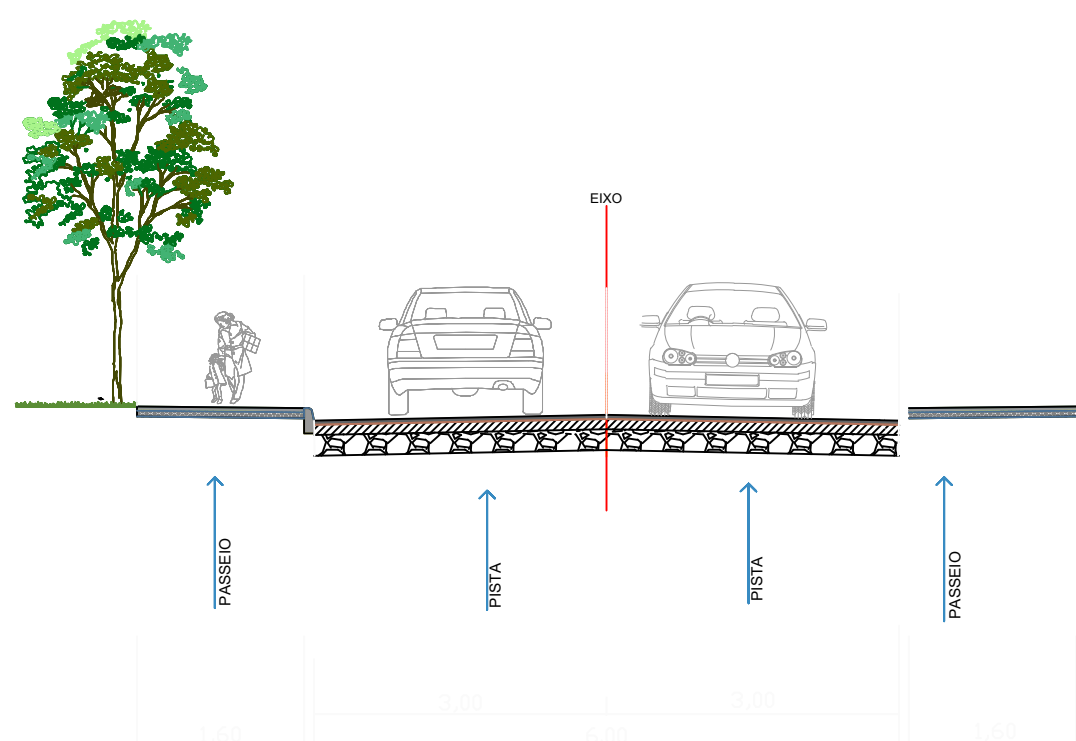



# 2 Sinalização Horizontal

SEM ESCALA

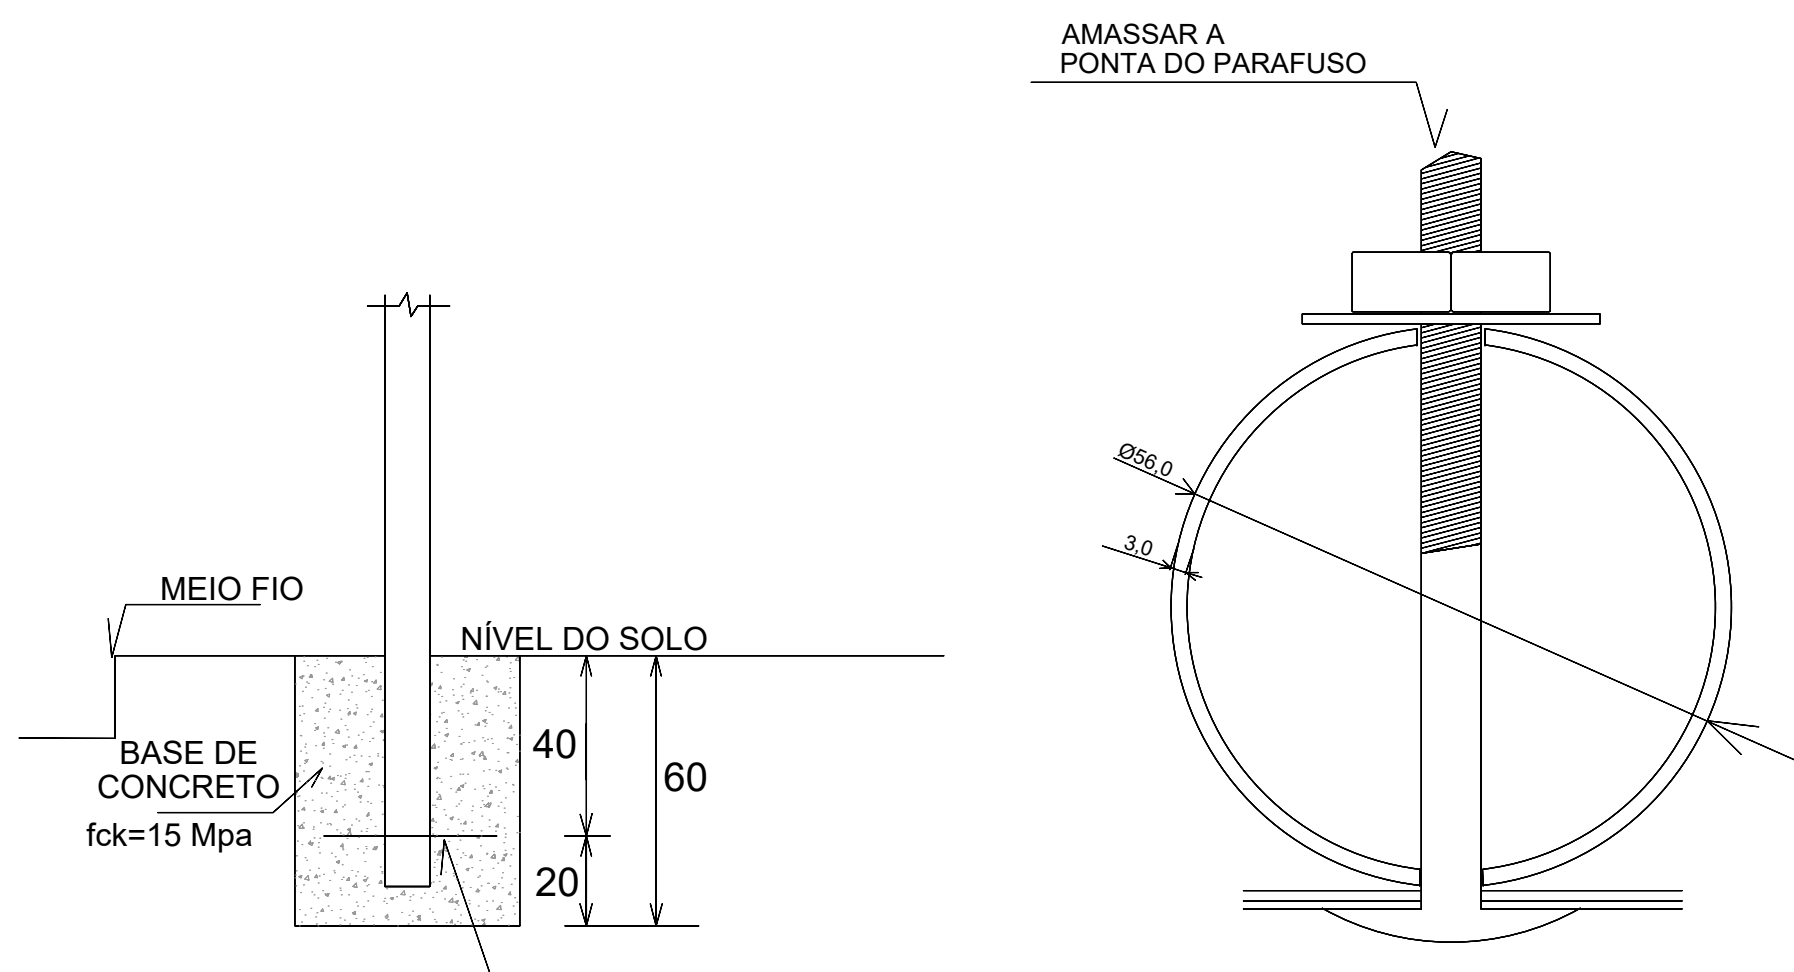

# 3 DETALHE PLACA DE SINALIZAÇÃO

SEM ESCALA

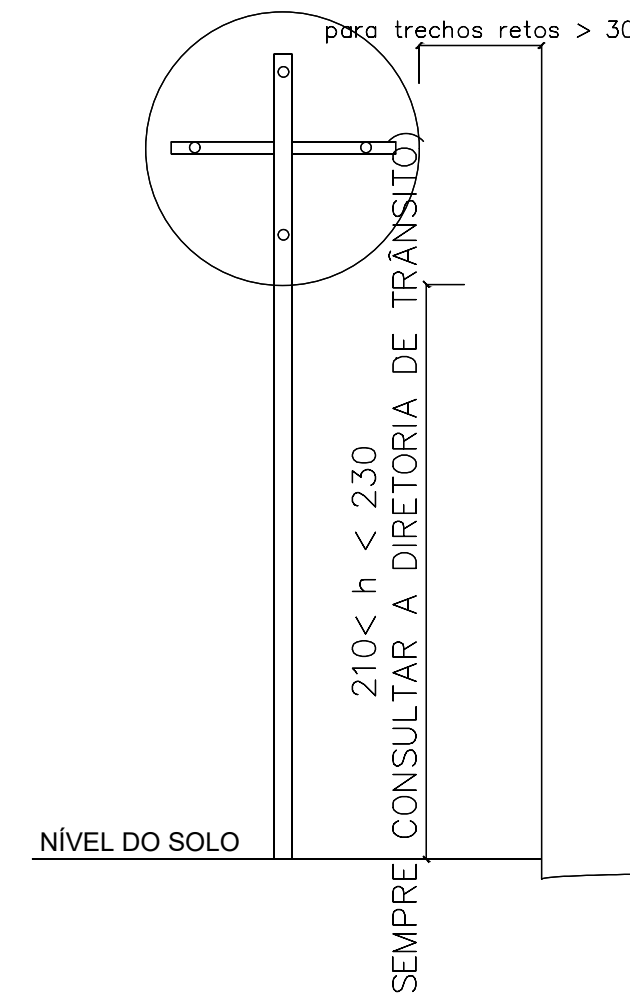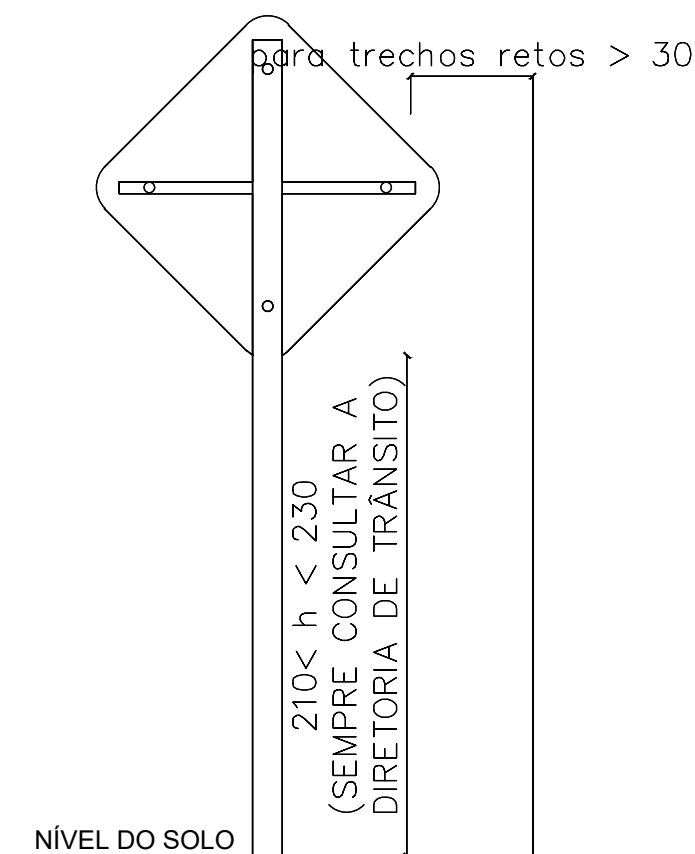

PLACAS DE REGULAMENTAÇÃO			
MODELO DOS SINAIS	CÓDIGO DIMENSÕES	PINTURAS	QUANTIDADE
	R-19 D=50cm	FUNDO BRANCO ORLA VERMELHA TEXTO PRETO	02
	R-6a D=50cm	FUNDO BRANCO ORLA VERMELHA TEXTO PRETO	02
	R-1 D=50cm	FUNDO VERMELHO ORLA BRANCO TEXTO BRANCO	01

SINALIZAÇÃO HORIZONTAL		
Faixa de Sinalização Horizontal c/tinta resina acrílica base solvente- (0,034 m2/m2) - AMARELO	m²	38,00

# 4 QUANTITATIVOS SINALIZAÇÃO

SEM ESCALA

Título: PROJETO DE SINALIZAÇÃO		Folha: 01/01
Objetivo: Estudos e Projetos		
Município: Município de Nova Esperança do Sudoeste - Rua Ivo Locks		
Proprietários: Município de Nova Esperança do Sudoeste		
ESTACA INICIAL: 0+000	ESTACA FINAL: 0+380	
Escala: 1 / 500	Data: 27/11/2025	Estado: PR
Proprietário: Município de Nova Esperança do Sudoeste		Responsável Técnico: Bruna Carolina Jachinski CREA: RS-263013/D