

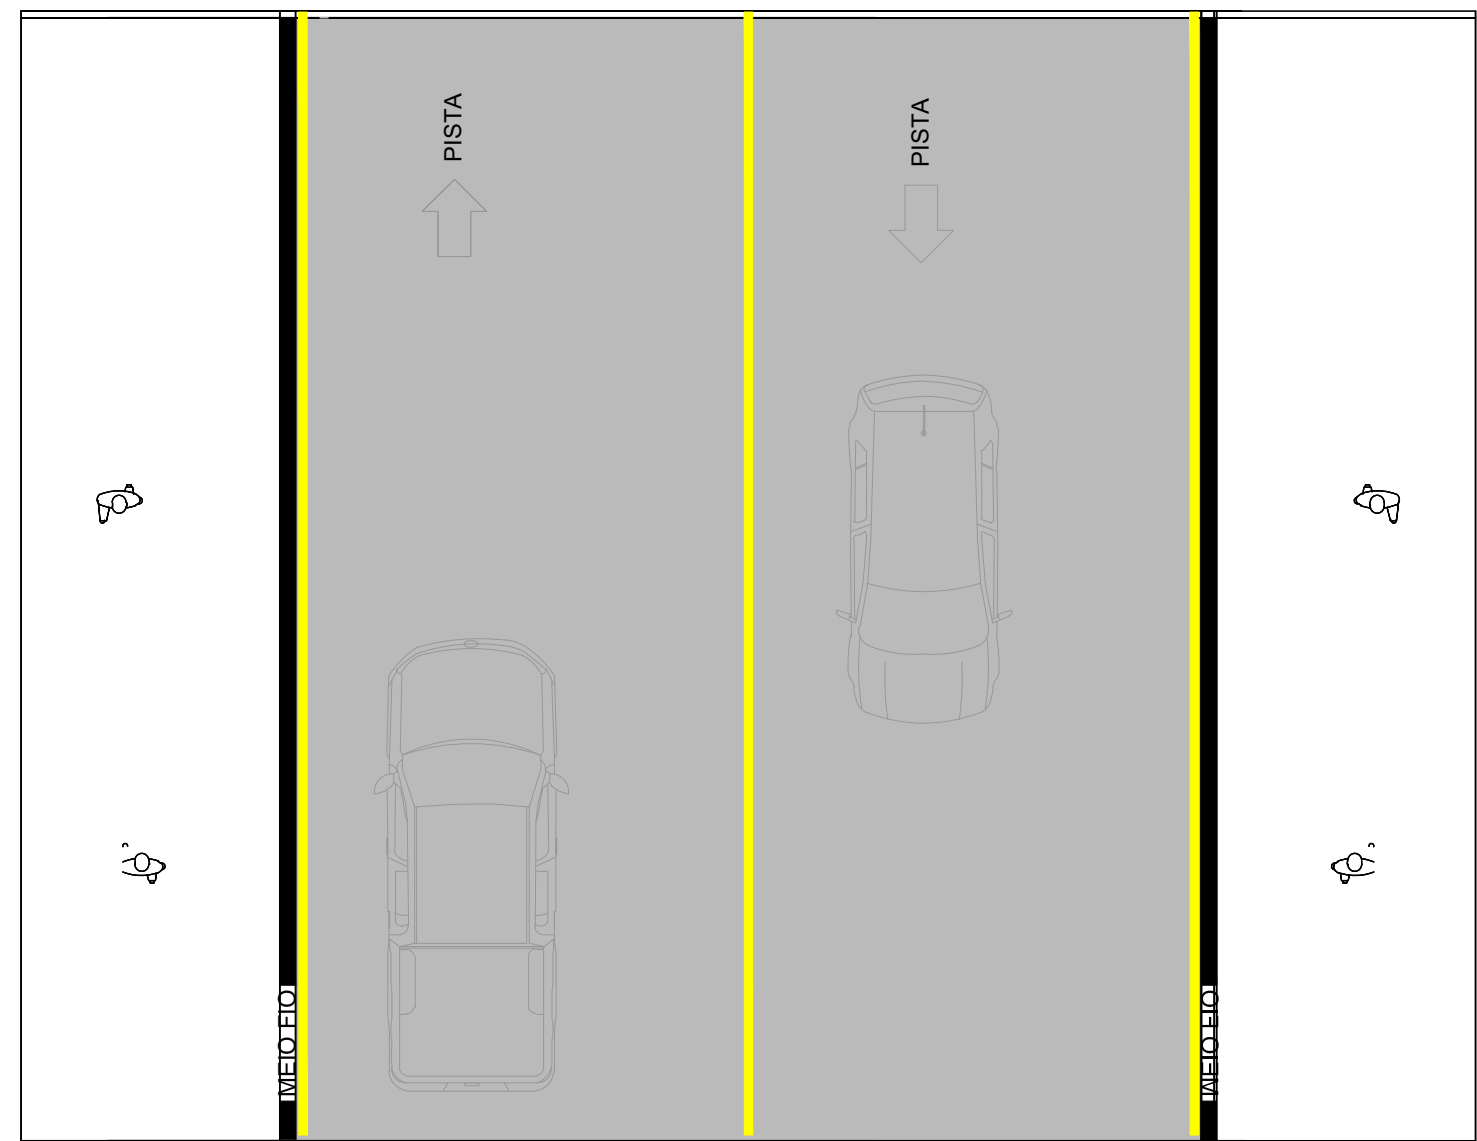



1 PLANTA BAIXA SINALIZAÇÃO  
ESC: 1:500

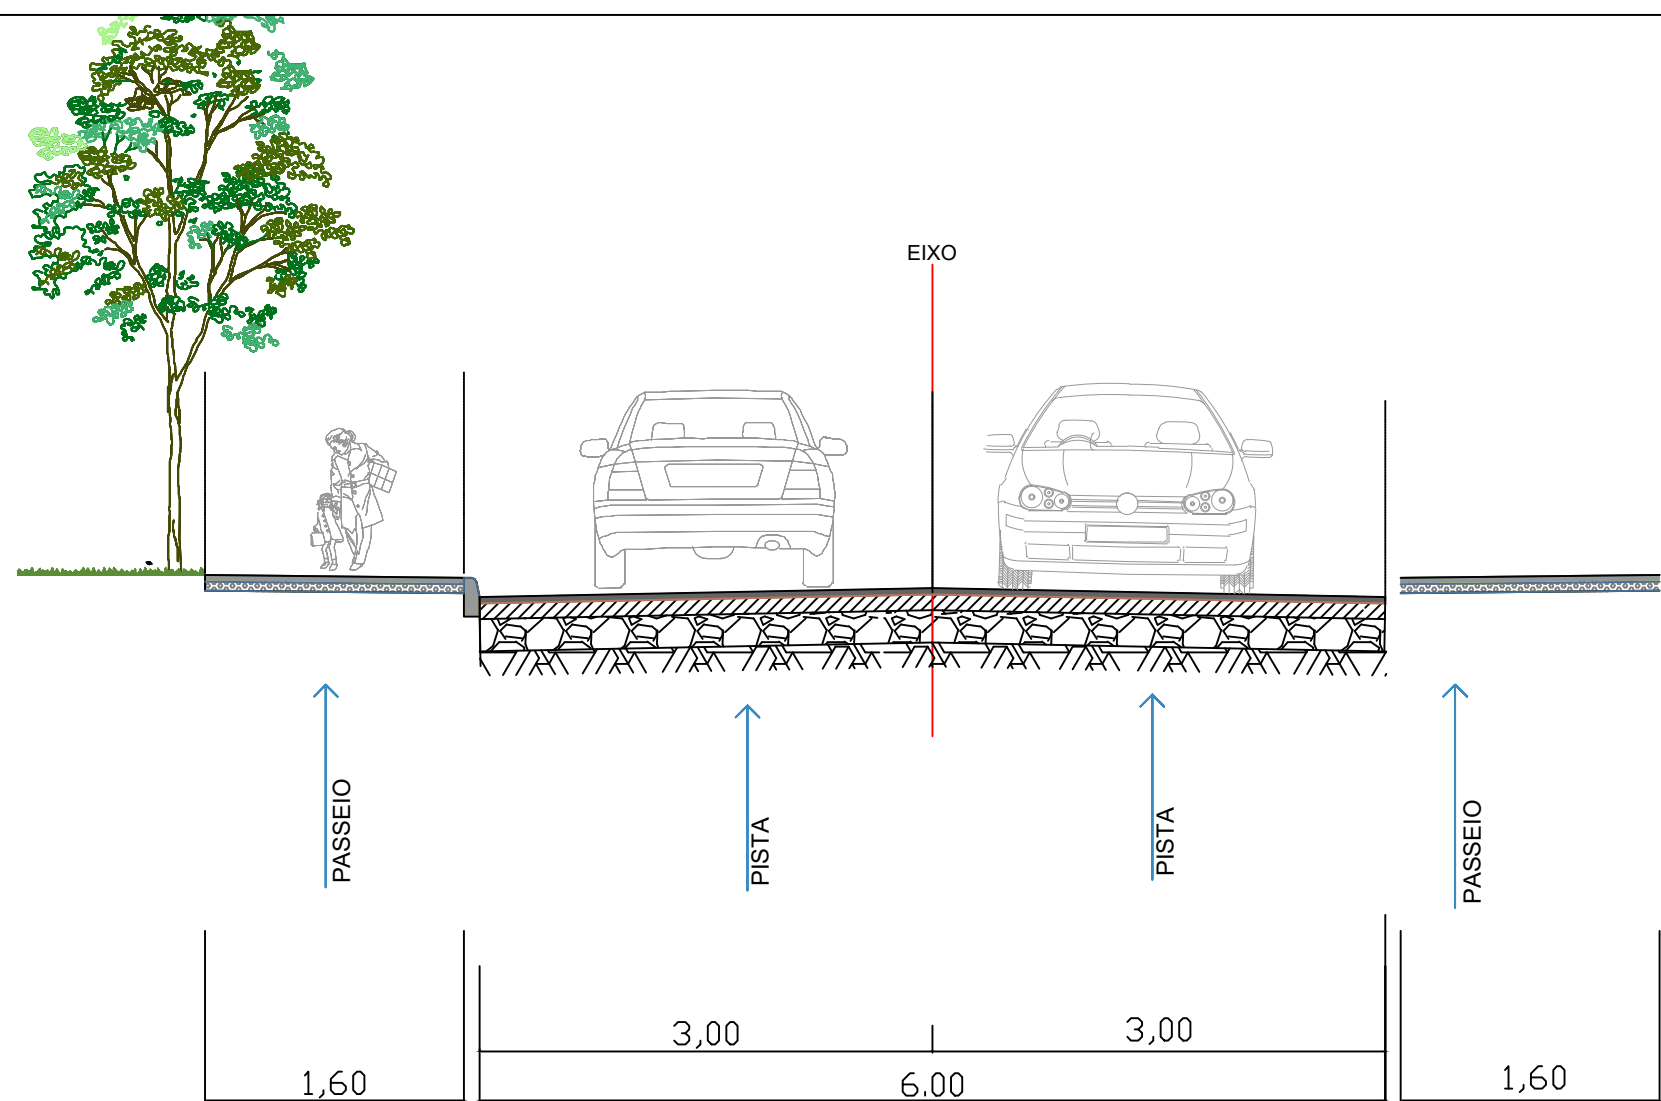

2 Sinalização Horizontal  
SEM ESCALA

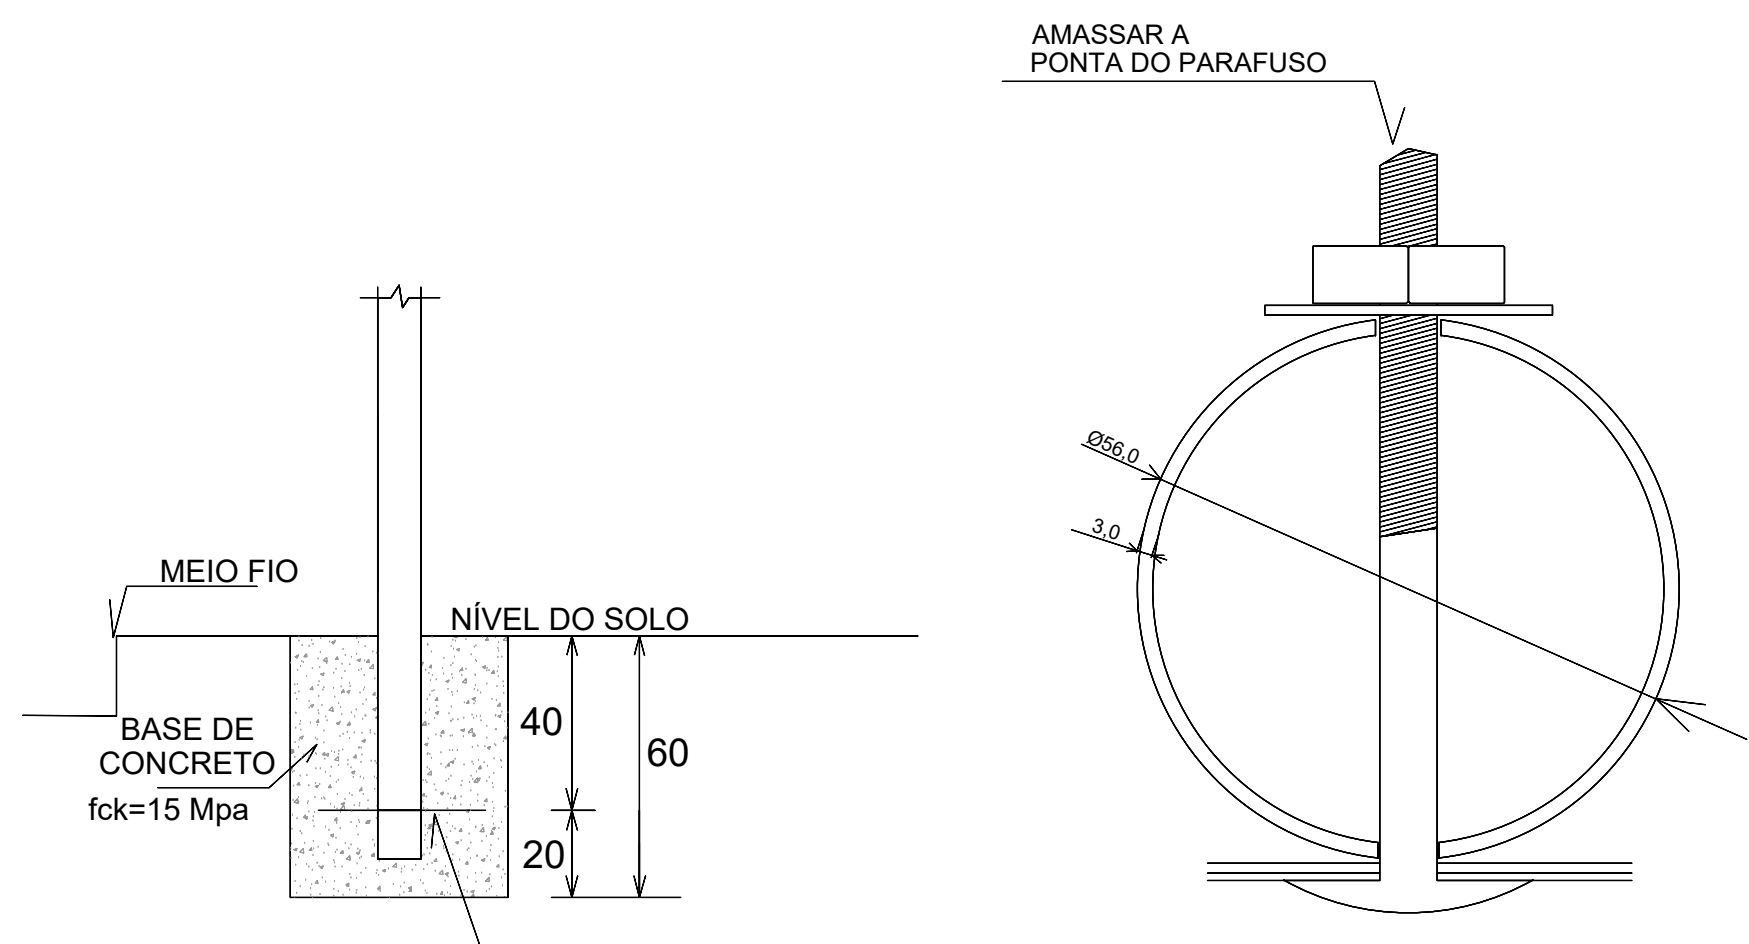

3 DETALHE PLACA DE SINALIZAÇÃO  
SEM ESCALA

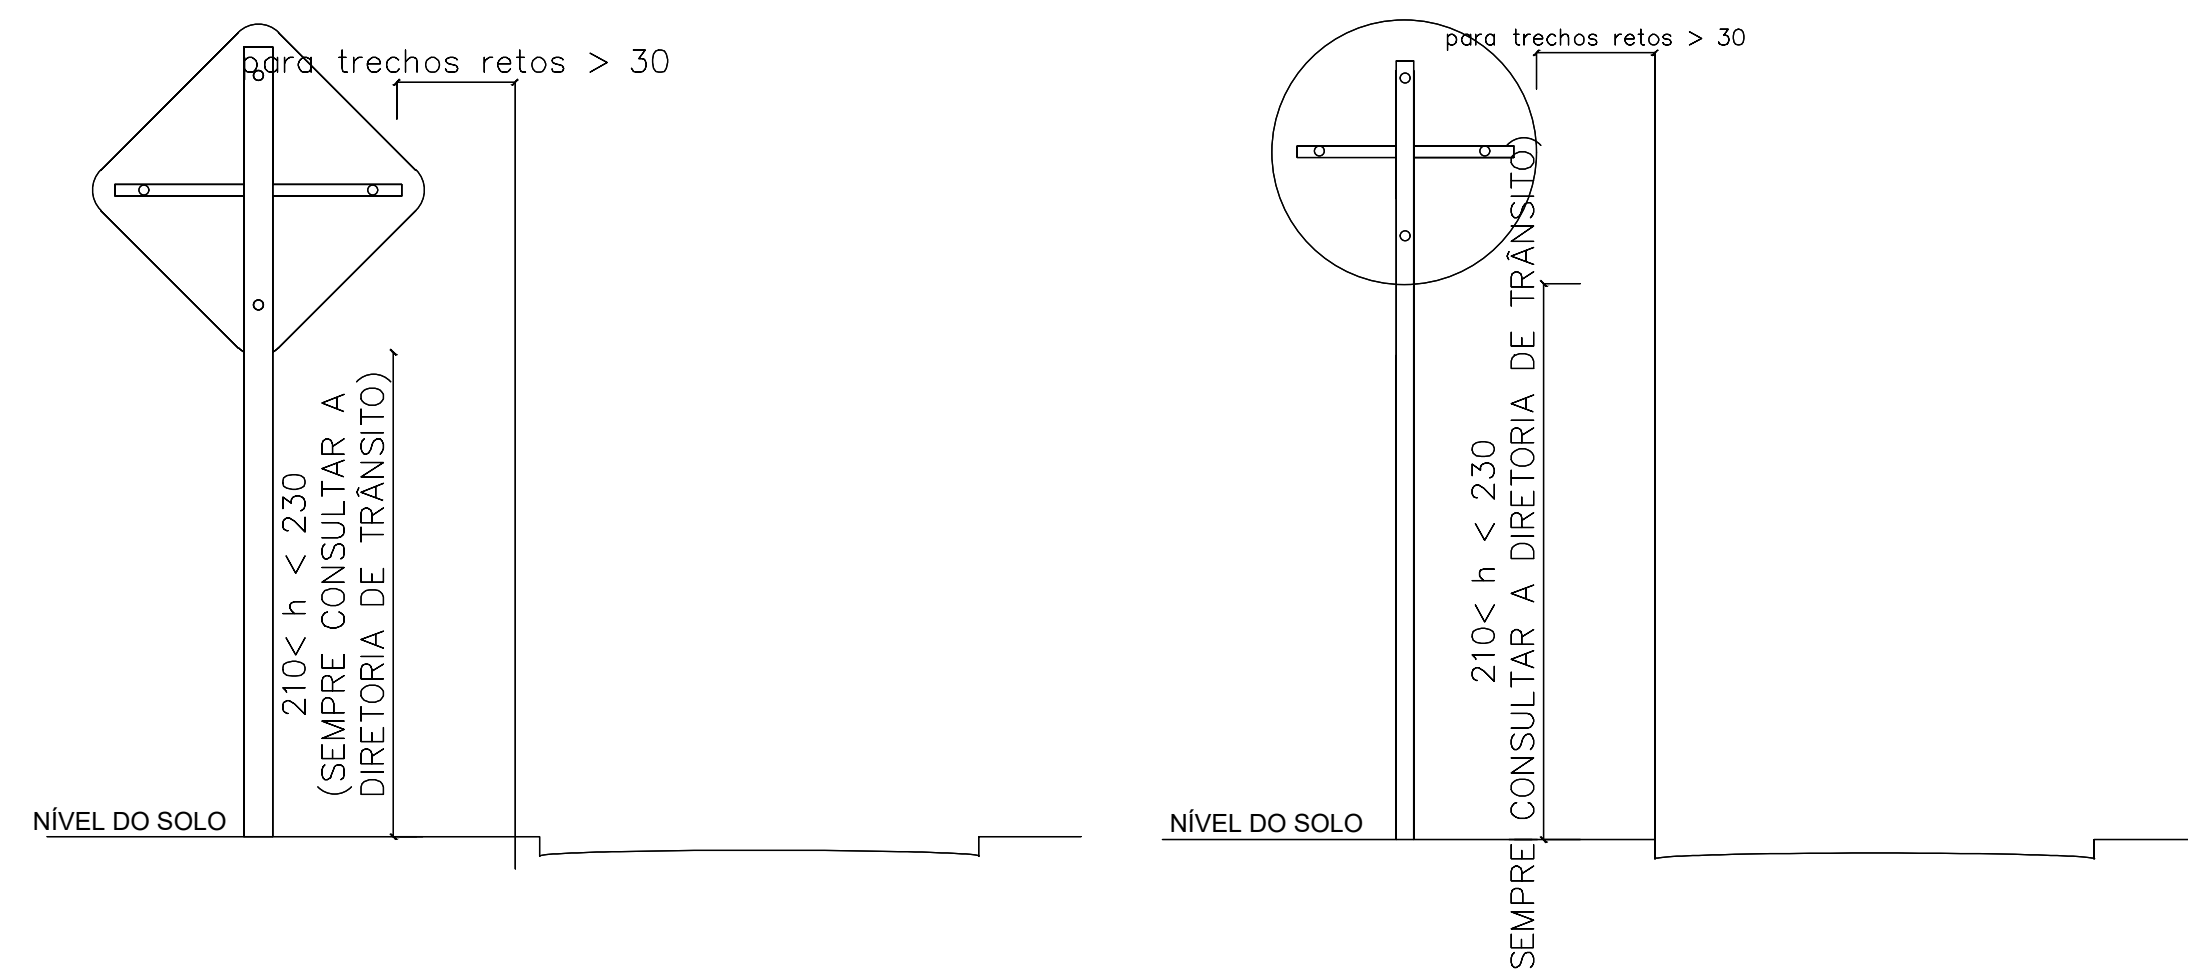

PLACAS DE REGULAMENTAÇÃO			
MODELO DOS SINAIS	CÓDIGO DIMENSÕES	PINTURAS	QUANTIDADE
	R-19 D=50cm	FUNDO BRANCO ORLA VERMELHA TEXTO PRETO	02
	R-1 D=50cm	FUNDO VERMELHO ORLA BRANCO TEXTO BRANCO	01
SINALIZAÇÃO HORIZONTAL			
Faixa de Sinalização Horizontal c/linta resina acrílica base solvente- (0,034 m2/m2) - AMARELO		m²	16,10

4 QUANTITATIVO SINALIZAÇÃO  
SEM ESCALA

Título: PROJETO DE SINALIZAÇÃO		Folha: 01/01
Objetivo: Estudos e Projetos		
Município: Município de Nova Esperança do Sudoeste - Rua João Antônio Moura		
Proprietários: Município de Nova Esperança do Sudoeste		
ESTACA INICIAL: 0+000	ESTACA FINAL: 0+161	
Escala: 1 / 500	Data: 27/11/2025	Estado: PR
Proprietário: Município de Nova Esperança do Sudoeste		Responsável Técnico: Bruna Carolina Jachinski CREA: RS-263013/D