
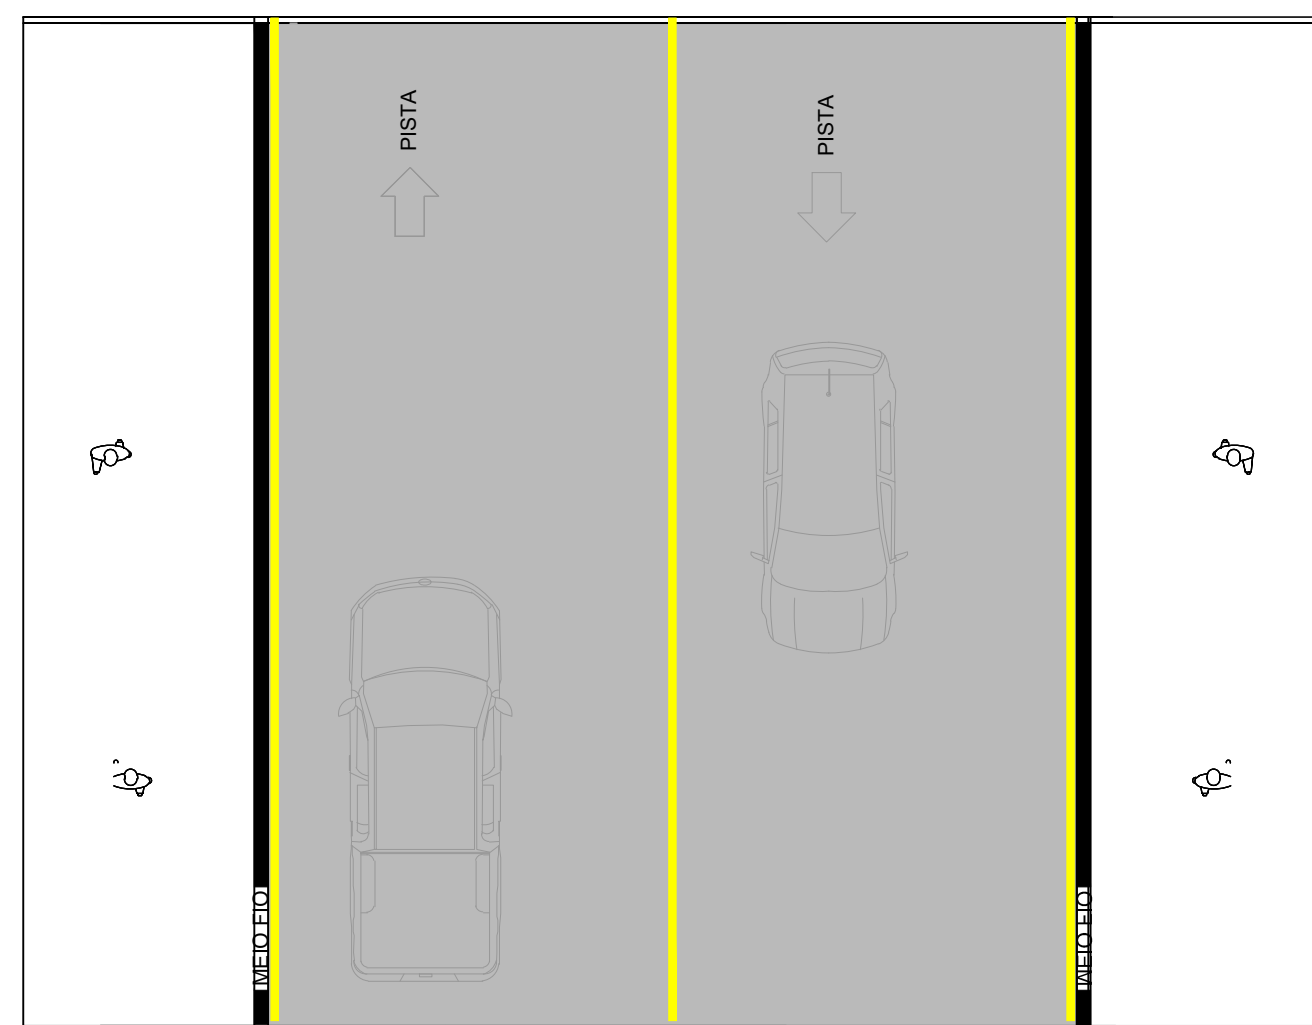



# 1 PLANTA BAIXA SINALIZAÇÃO

ESC: 1:500

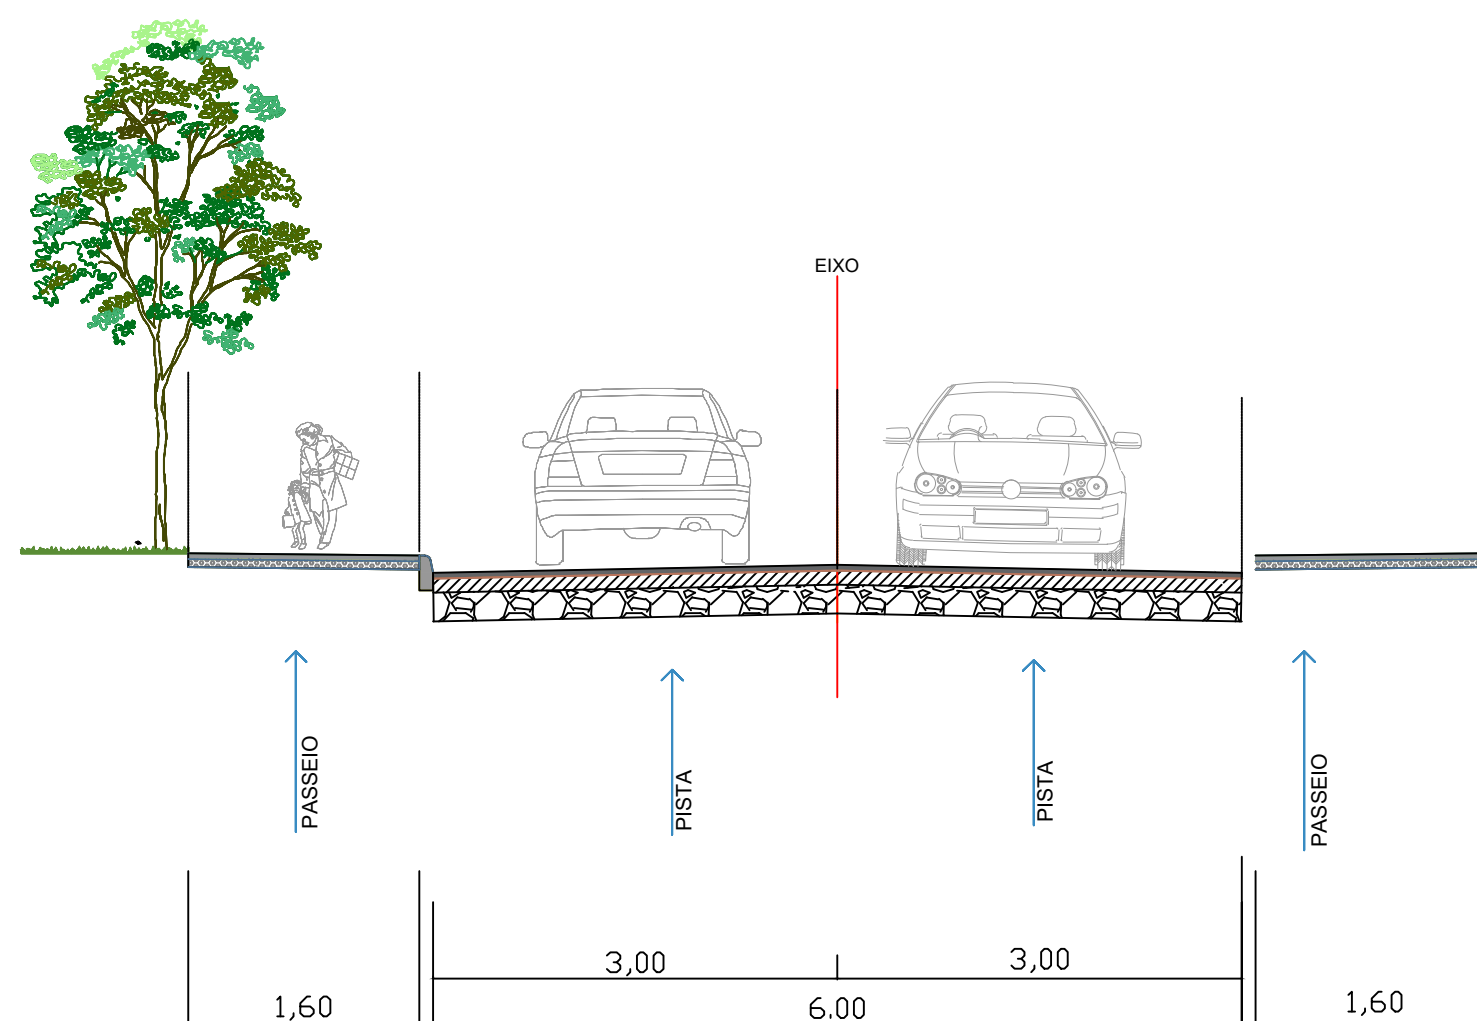

## 2 Sinalização Horizontal

SEM ESCALA

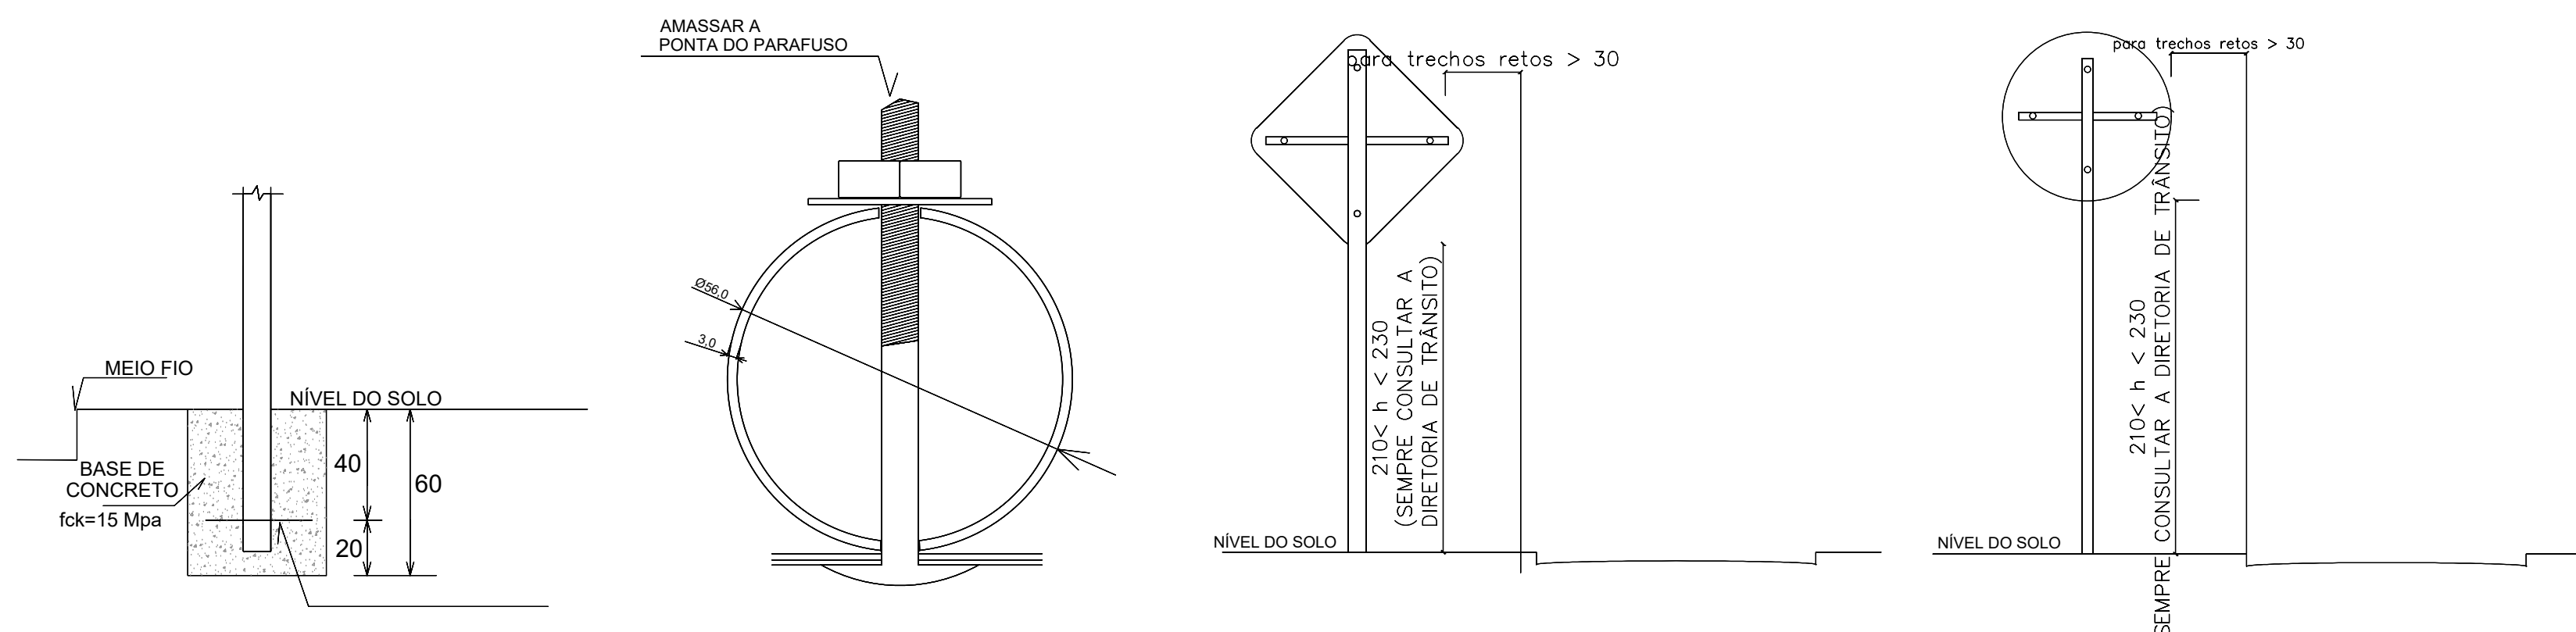

## 3 DETALHE PLACA DE SINALIZAÇÃO

SEM ESCALA

PLACAS DE REGULAMENTAÇÃO			
MODELO DOS SINAIS	CÓDIGO DIMENSÕES	PINTURAS	QUANTIDADE
	R-19 D=50cm	FUNDO BRANCO ORLA VERMELHA TEXTO PRETO	02
	R-1 D=50cm	FUNDO VERMELHO ORLA BRANCO TEXTO BRANCO	01

### SINALIZAÇÃO HORIZONTAL

Faixa de Sinalização Horizontal c/tinta resina acrílica base solvente- (0,034 m2/m2) - AMARELO	m²	25,00
--	----	-------

## 4 QUANTITATIVOS PLACA DE SINALIZAÇÃO

SEM ESCALA

Título: PROJETO DE SINALIZAÇÃO		Folha: 01/01
Objetivo: Estudos e Projetos		
Município: Município de Nova Esperança do Sudoeste - Rua Sebastião Silvério Filho		
Proprietários: Município de Nova Esperança do Sudoeste		
ESTACA INICIAL: 0+000	ESTACA FINAL: 0+250	
Escala: 1 / 500	Data: 27/11/2025	Estado: PR
Proprietário: Município de Nova Esperança do Sudoeste		Responsável Técnico: Bruna Carolina Jachinski CREA: RS-263013/D