

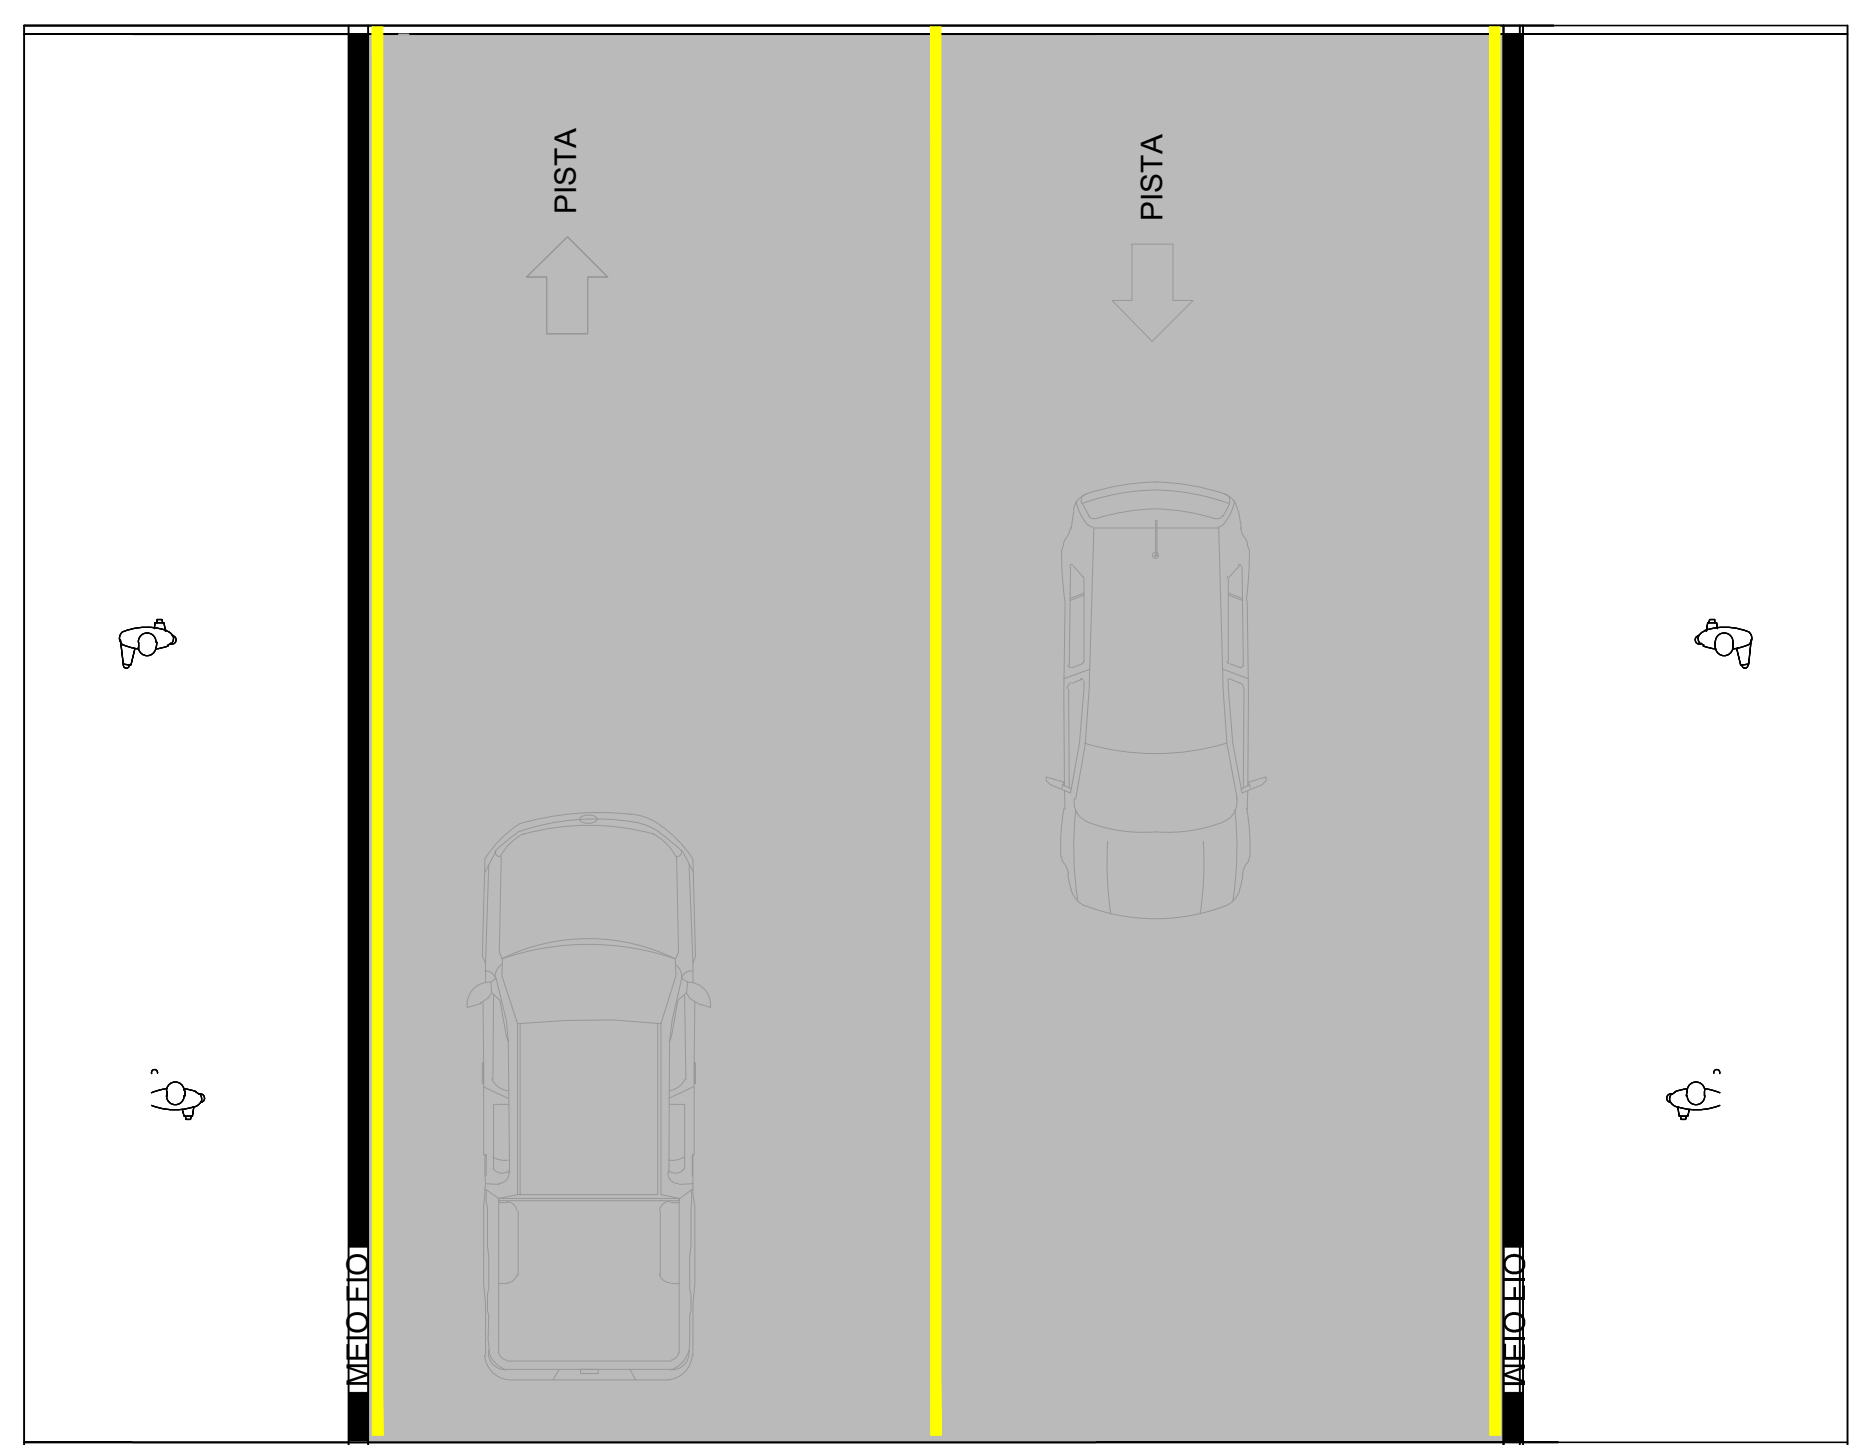


1 PLANTA BAIXA SINALIZAÇÃO
ESC: 1:500

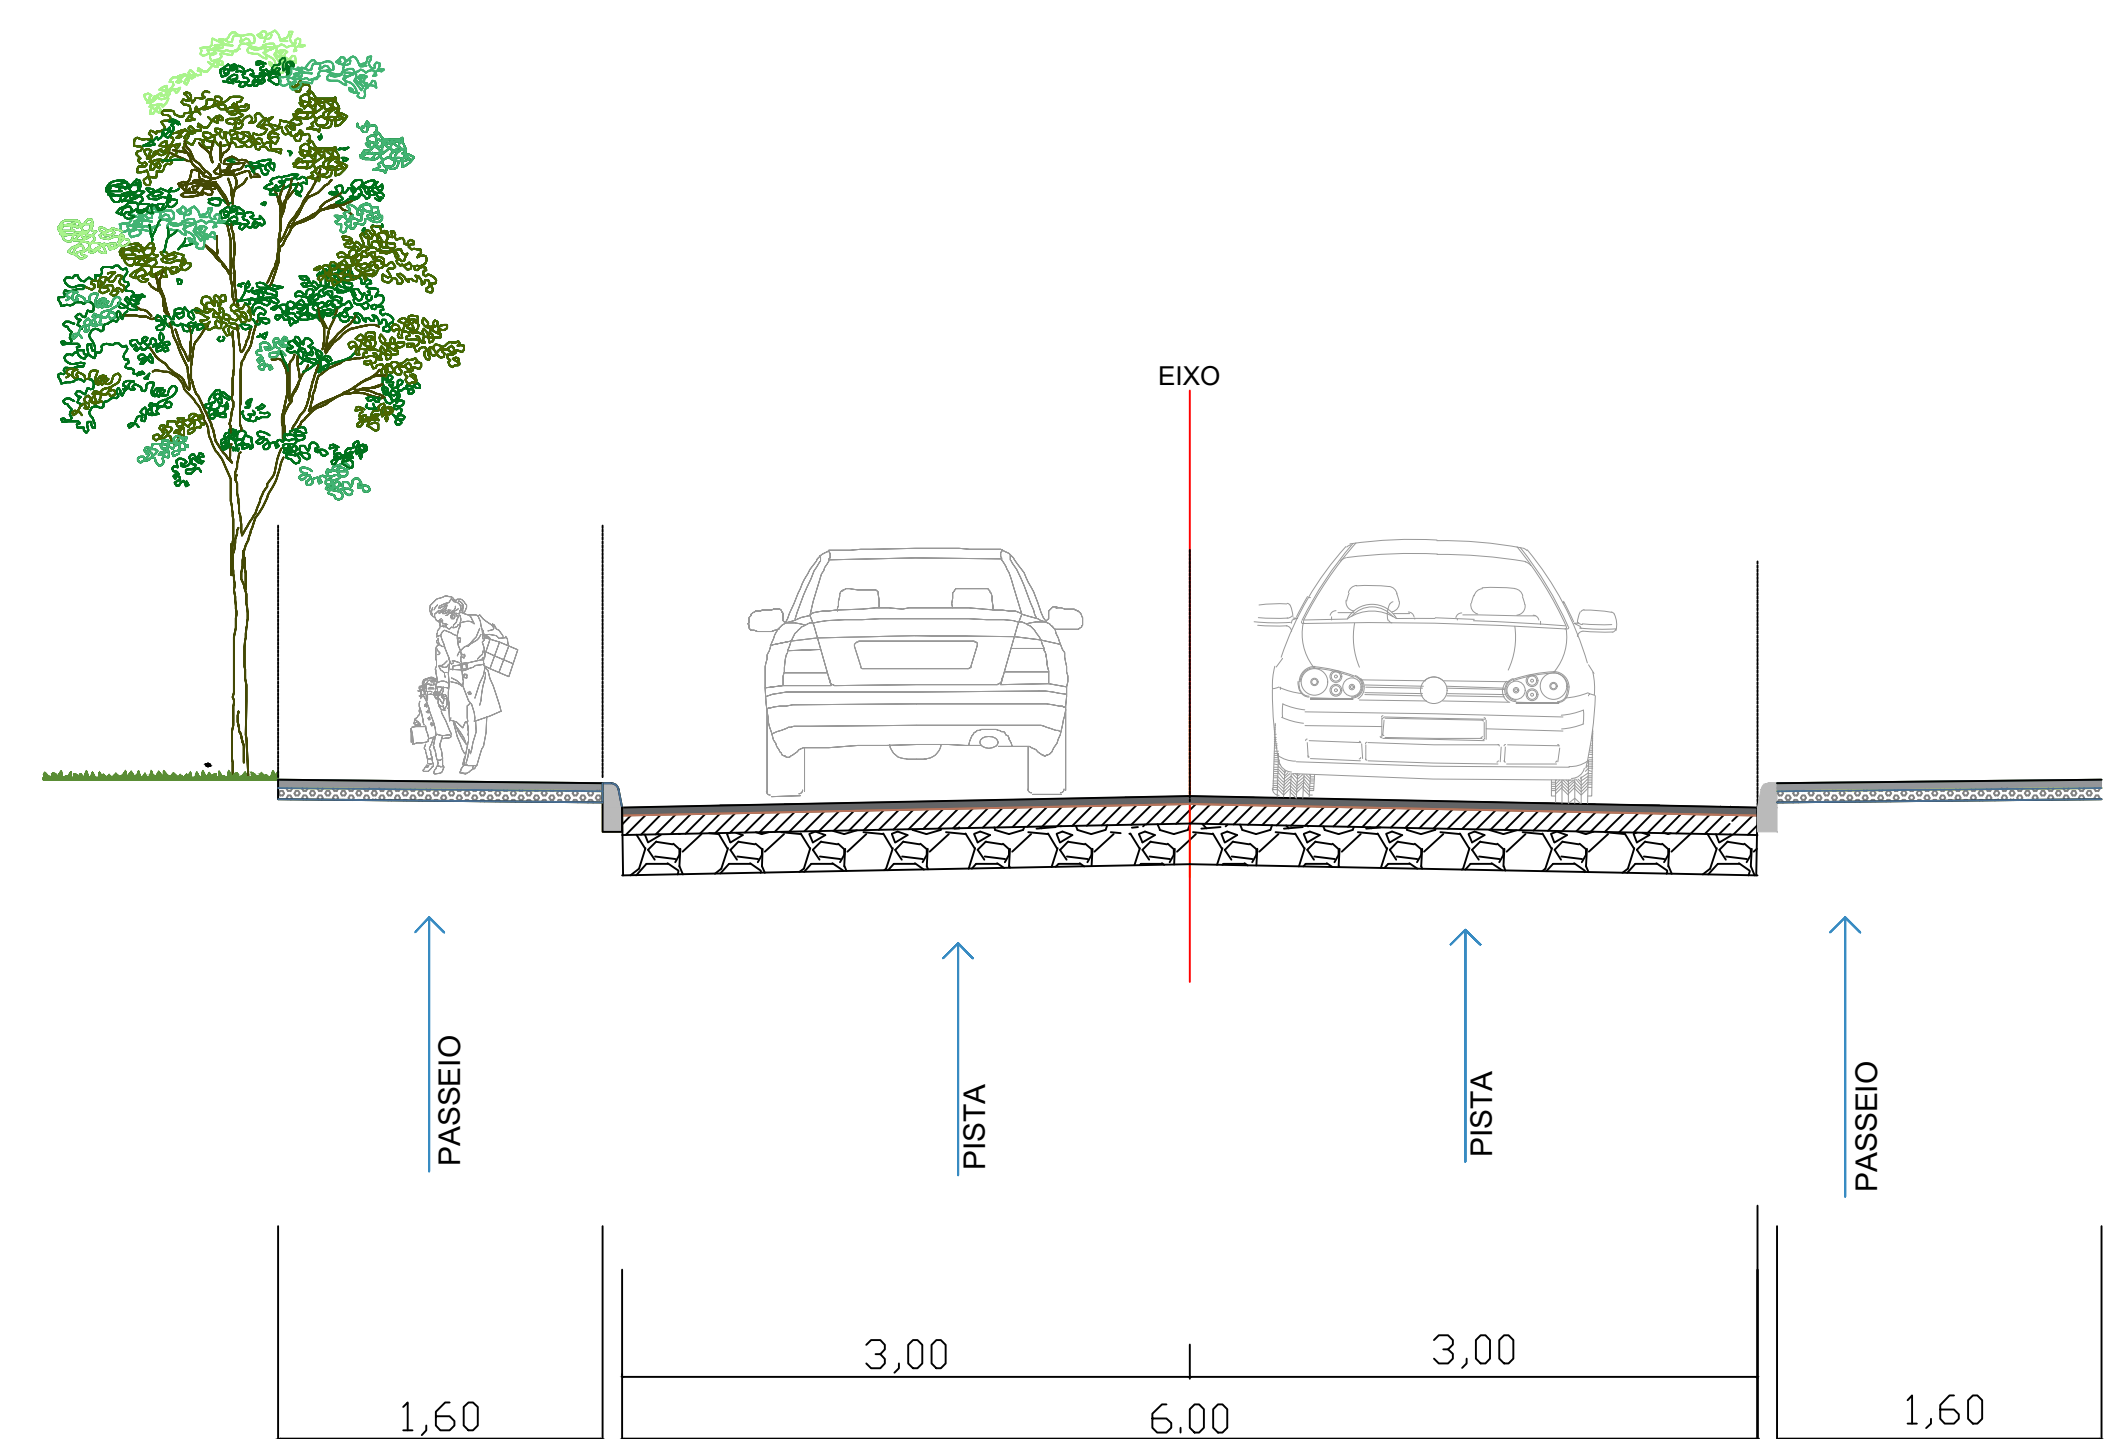


2 Sinalização Horizontal
SEM ESCALA

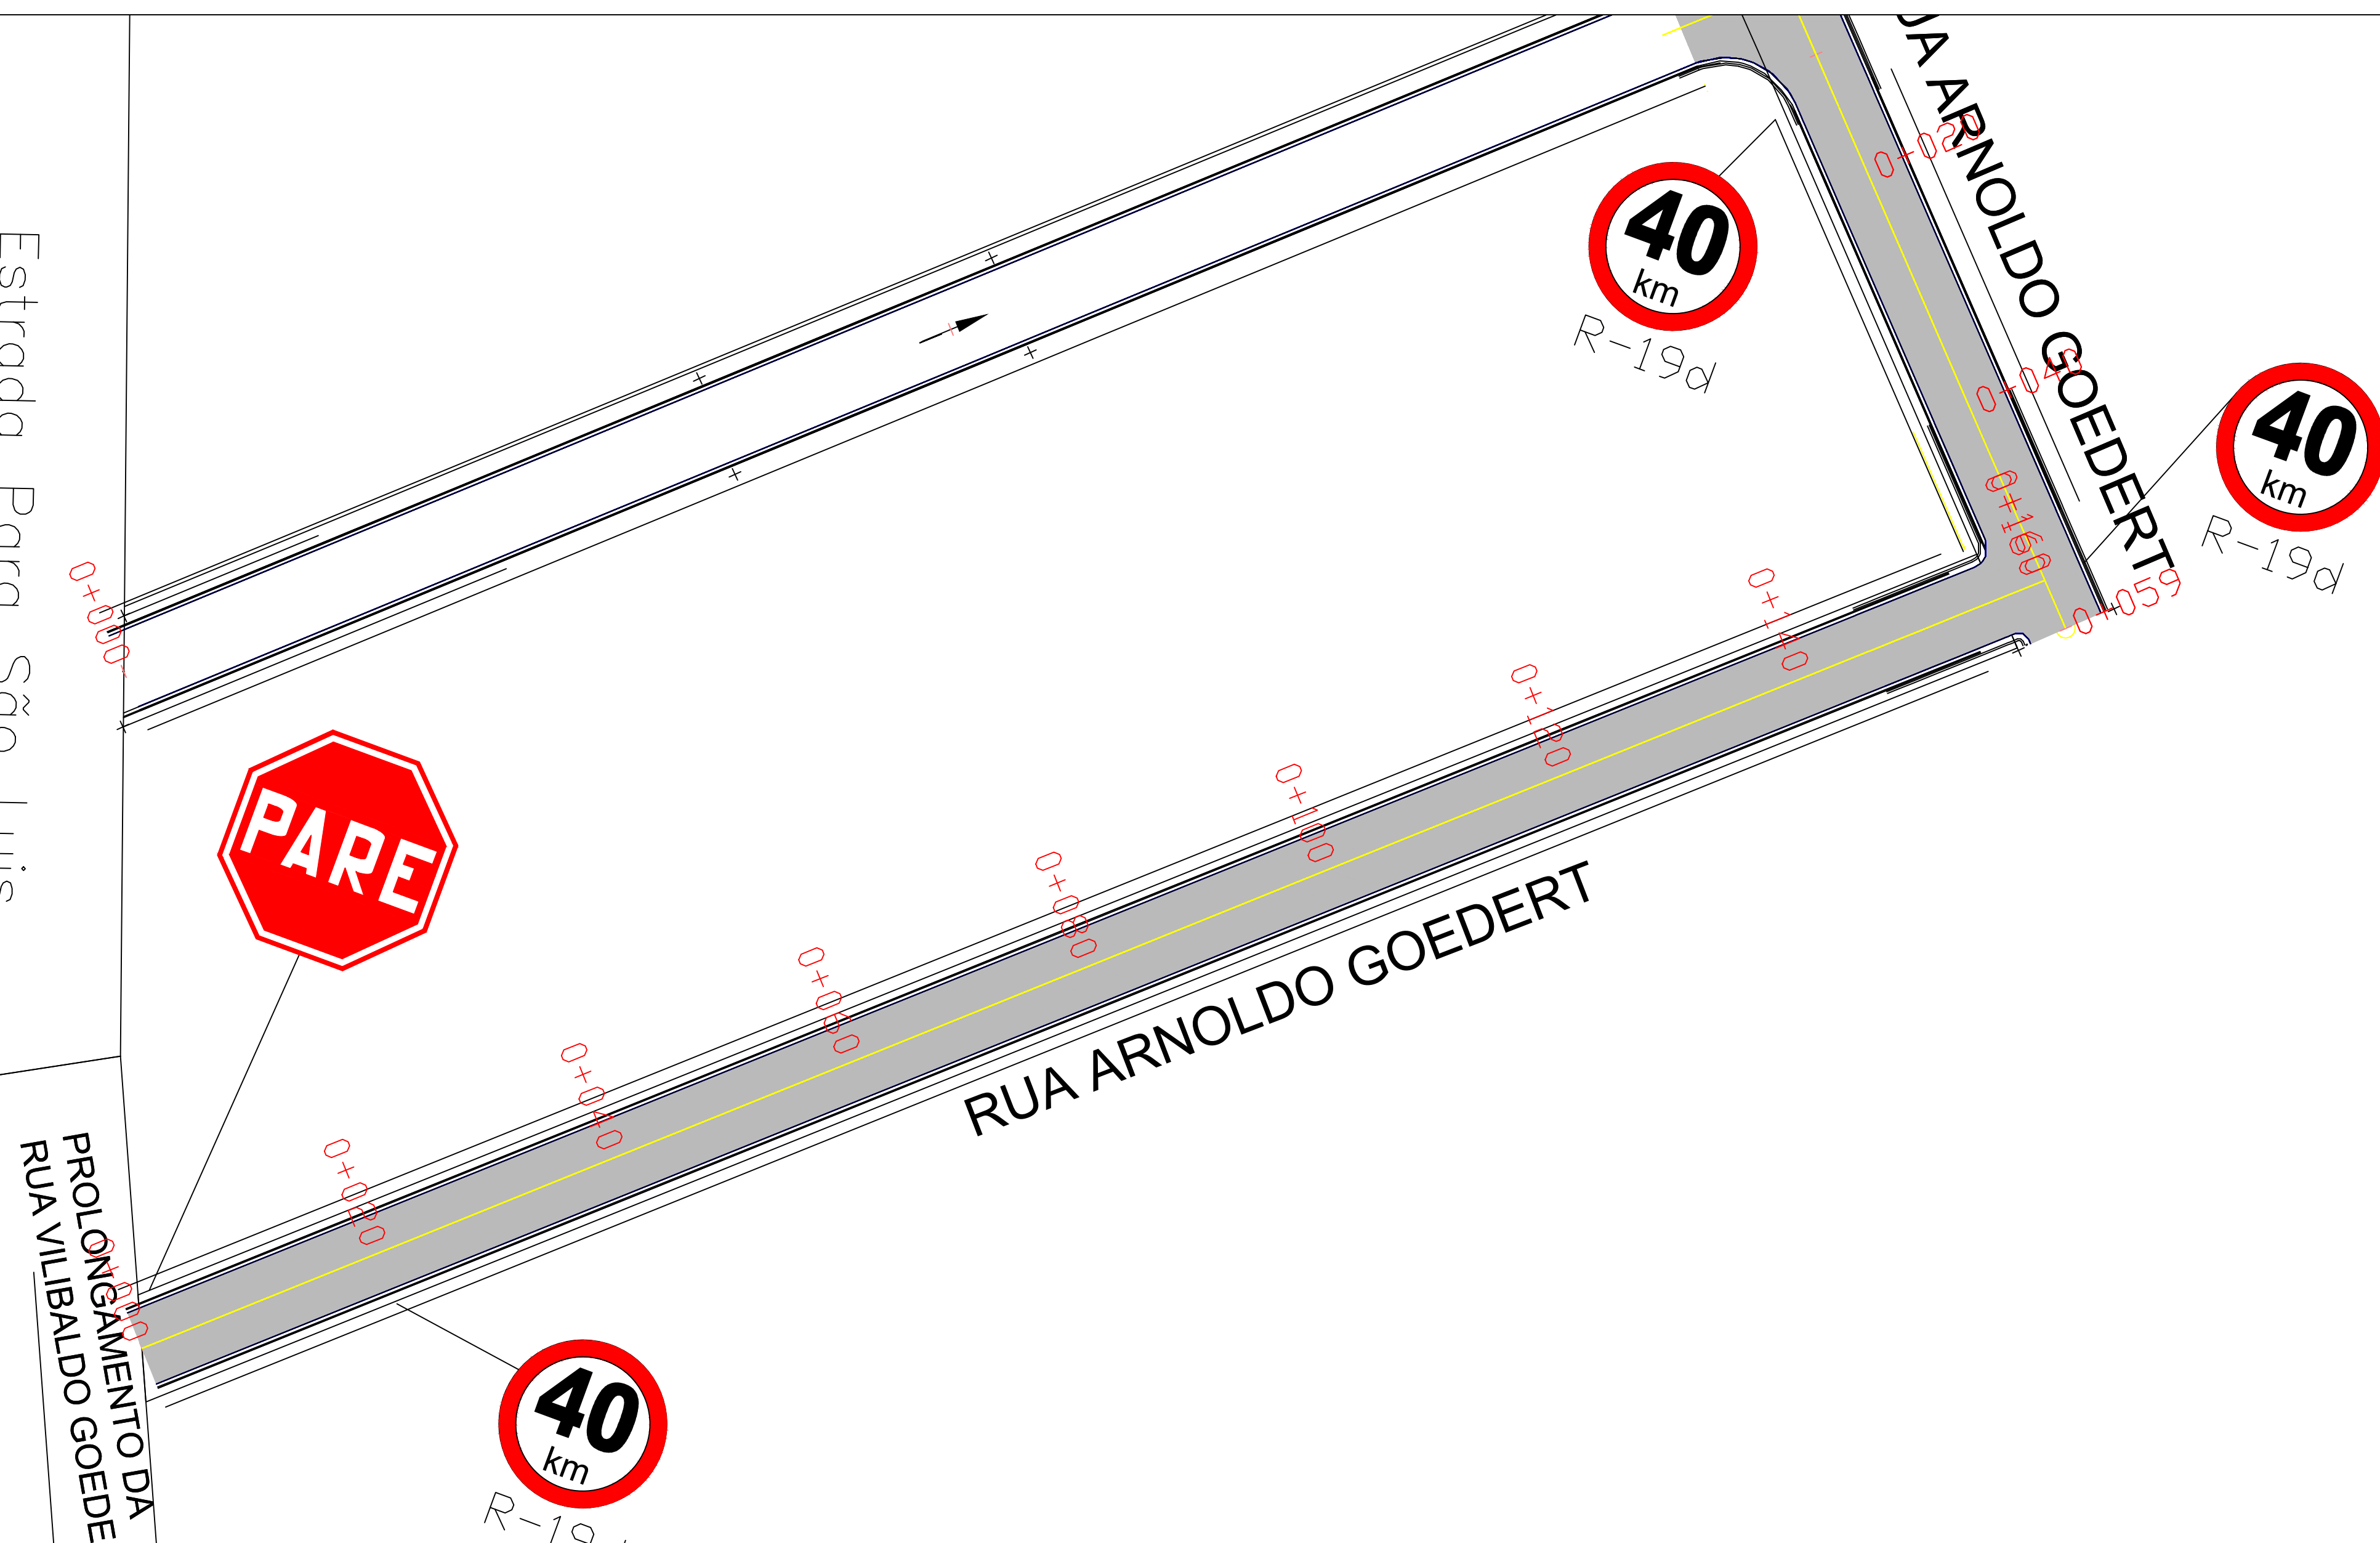

PLACAS DE REGULAMENTAÇÃO			
MODELO DOS SINAIS	CÓDIGO DIMENSÕES	PINTURAS	QUANTIDADE
	R-19 D=50cm	FUNDO BRANCO ORLA VERMELHA TEXTO PRETO	03
	R-1 D=50cm	FUNDO VERMELHO ORLA BRANCO TEXTO BRANCO	01

SINALIZAÇÃO HORIZONTAL		
Faixa de Sinalização Horizontal c/tinta resina acrílica base solvente- (0,034 m2/m2) - AMARELO	m²	19,70

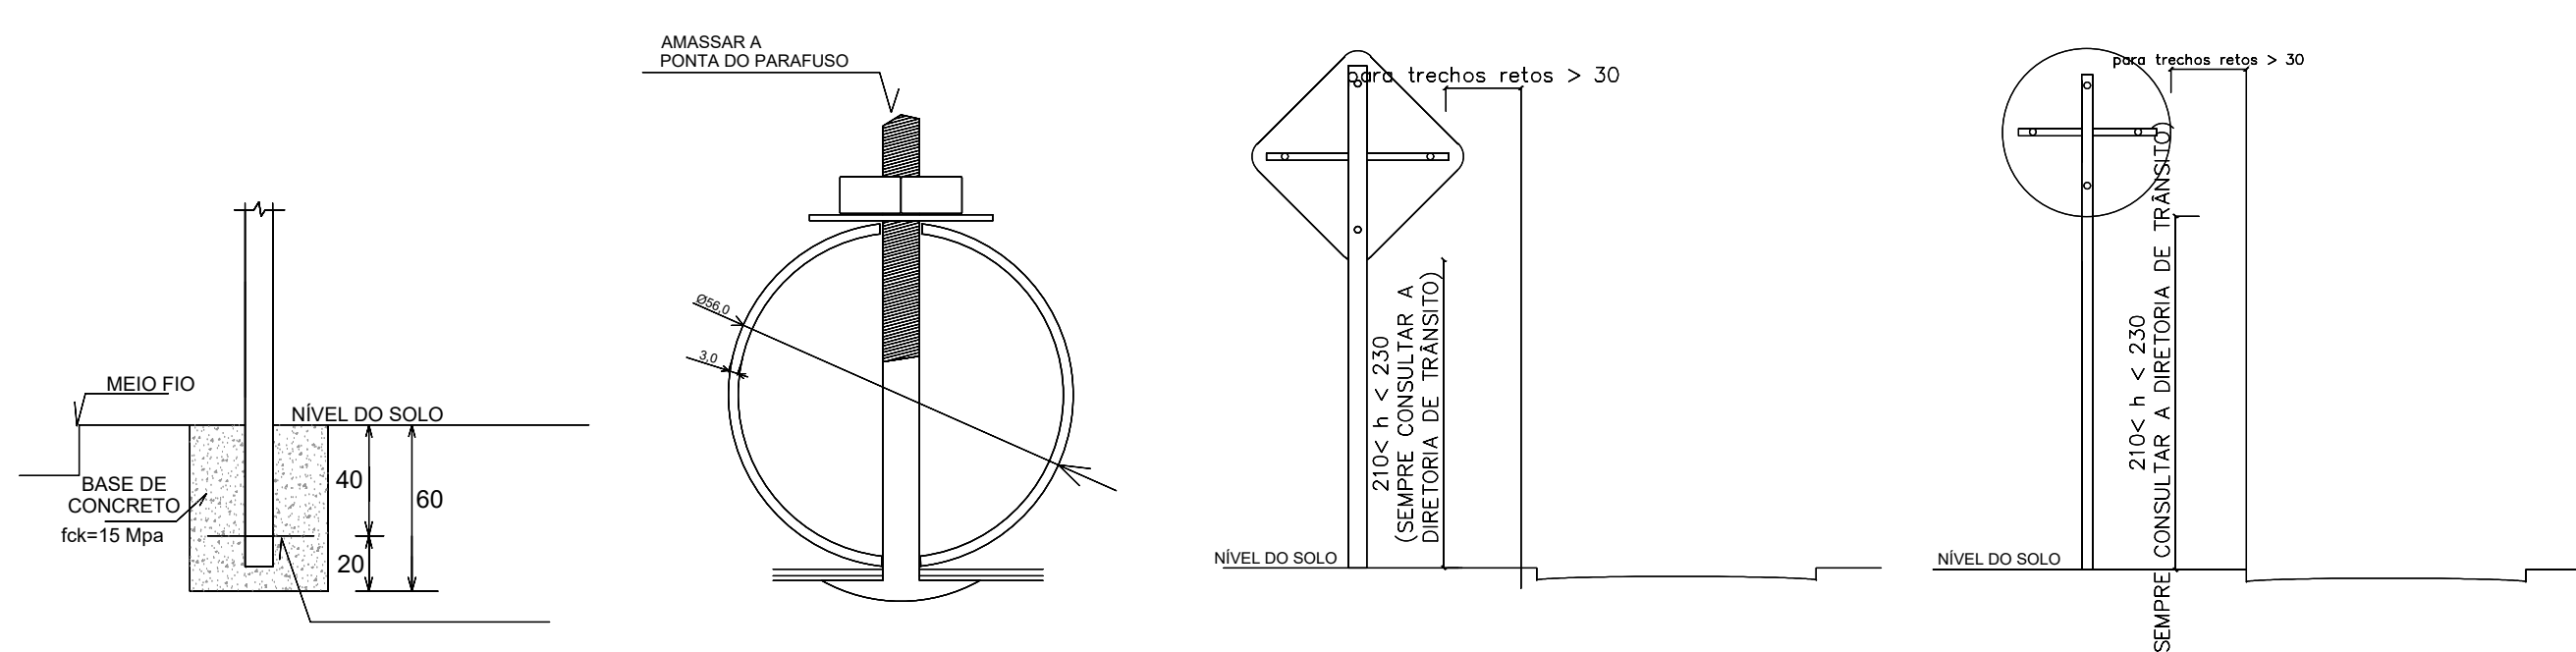

4 DETALHE PLACA DE SINALIZAÇÃO
SEM ESCALA

Título: PROJETO DE SINALIZAÇÃO		Folha: 01/01
Objetivo: Estudos e Projetos		
Município: Município de Nova Esperança do Sudoeste - Rua Arnoldo Goedert		
Proprietário: Município de Nova Esperança do Sudoeste		
Estação Inicial: 0+000	Estação Final: 0+138 e 0+059	
Escala: 1 / 500	Data: 27/11/2025	Estado: PR
Proprietário: Município de Nova Esperança do Sudoeste		Responsável Técnico: Bruna Carolina Jachinski CREA: RS-263013/D