



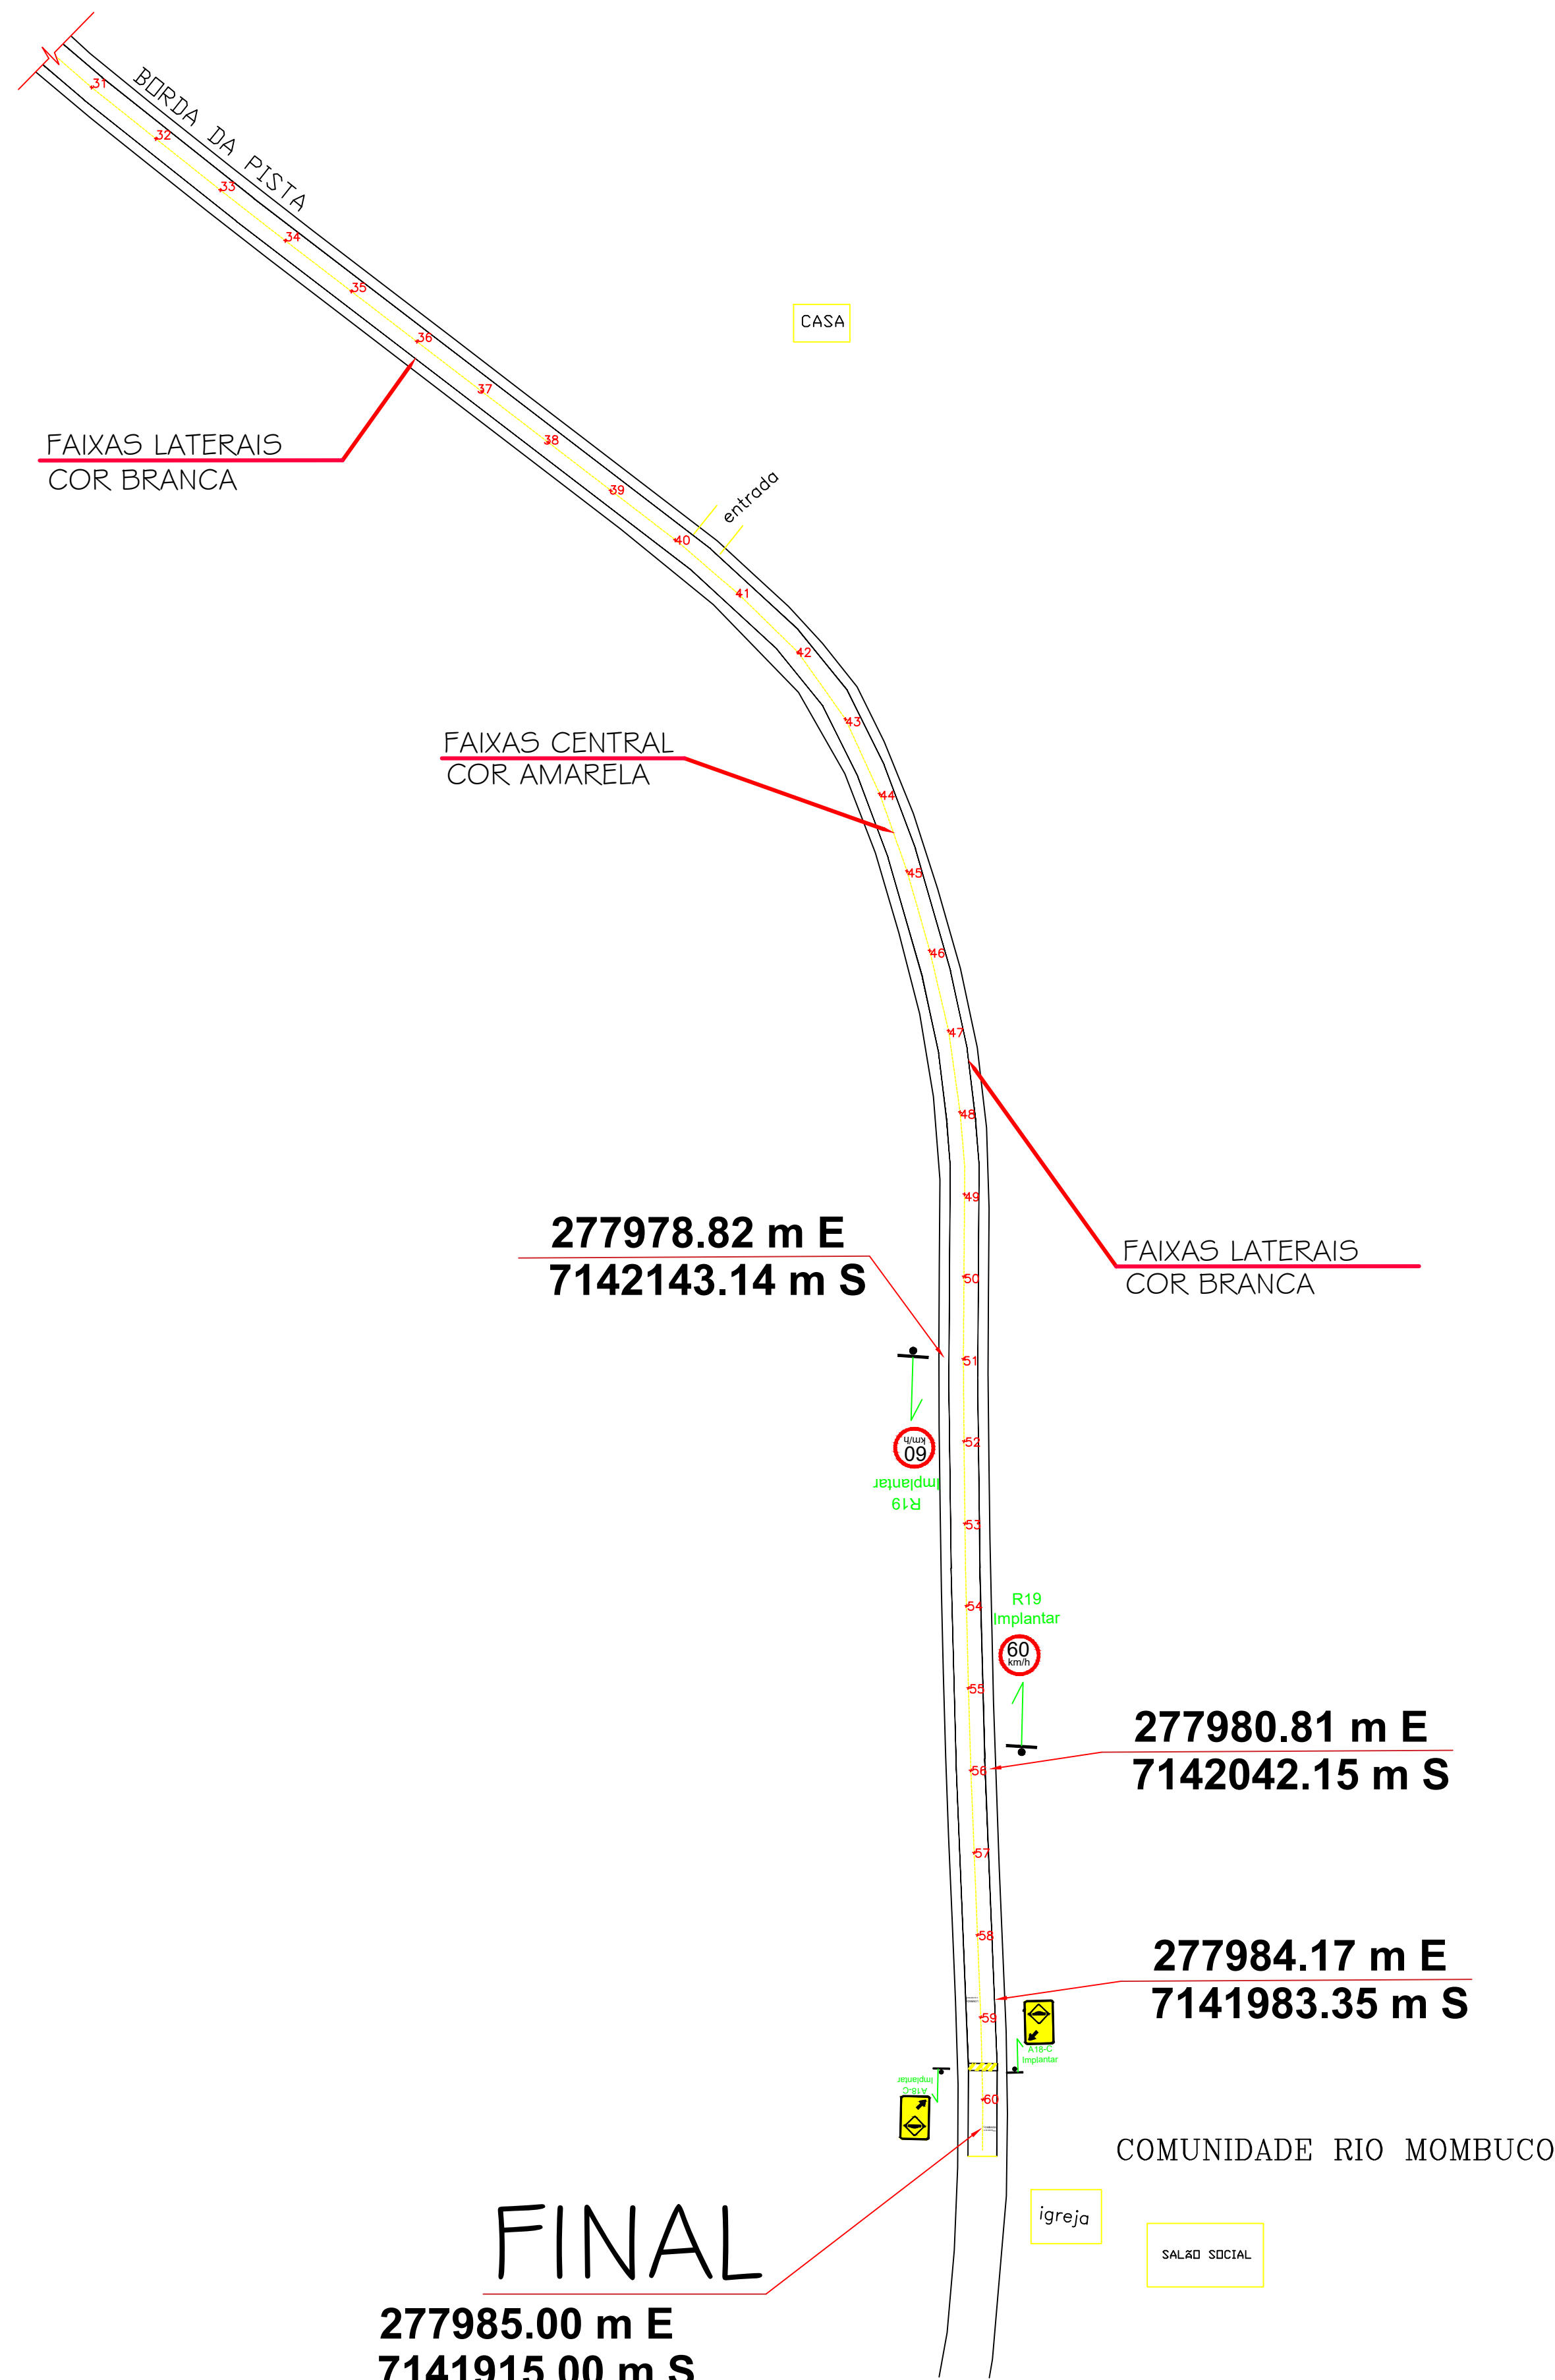


Planta Baixa
Esc: 1/5000

A-18C

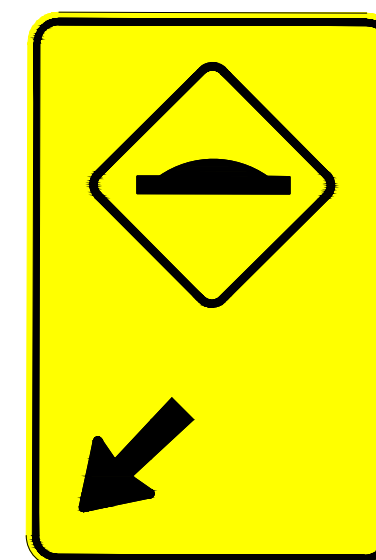

Placa de
advertência,
composta, refletiva
Dim:1,00x0,50m

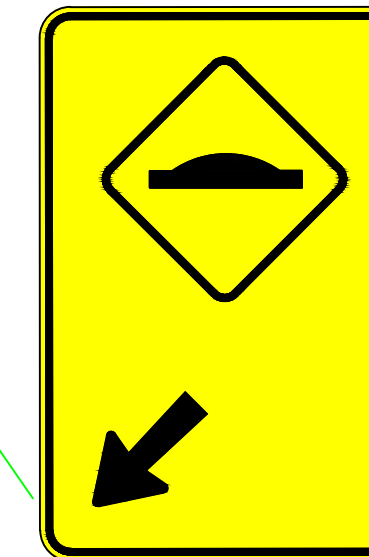

A18-C
Implantar

R-19



D=0,50m


Placa
regulamentação,
refletiva.



R19
Implantar


Detalhe Sinalização Horizontal

Detalhe Linha Contínua

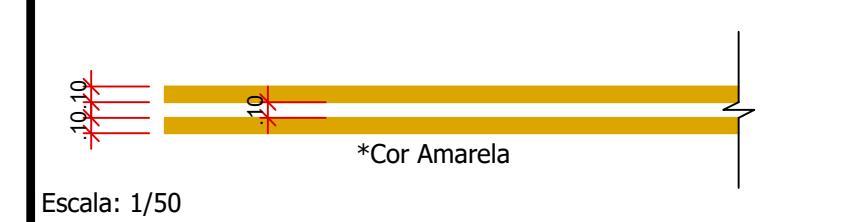

Escala: 1/50

Detalhe Linha Estacionamento

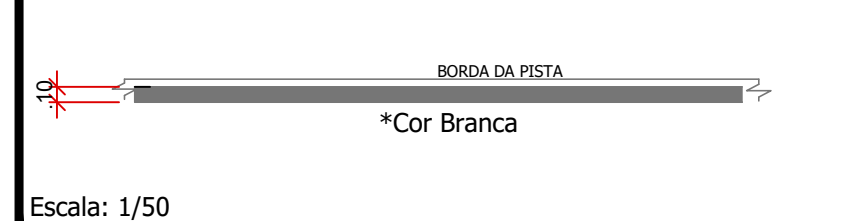



Escala: 1/50

SINALIZAÇÃO HORIZONTAL

ITEM	DISCRIMINAÇÃO	UNIDADE
2.0	PINTURA DE FAIXAS LATERAIS (COR BRANCA);	240,00m²
		**
		**
	PINTURA DE FAIXAS CENTRAL (COR AMARELA);	240,00m²
		**

LEGENDA PLACAS DE SINALIZAÇÃO:

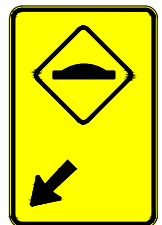	R19 (0,19625 m²)	04 UNIDADES
		04 UNIDADES

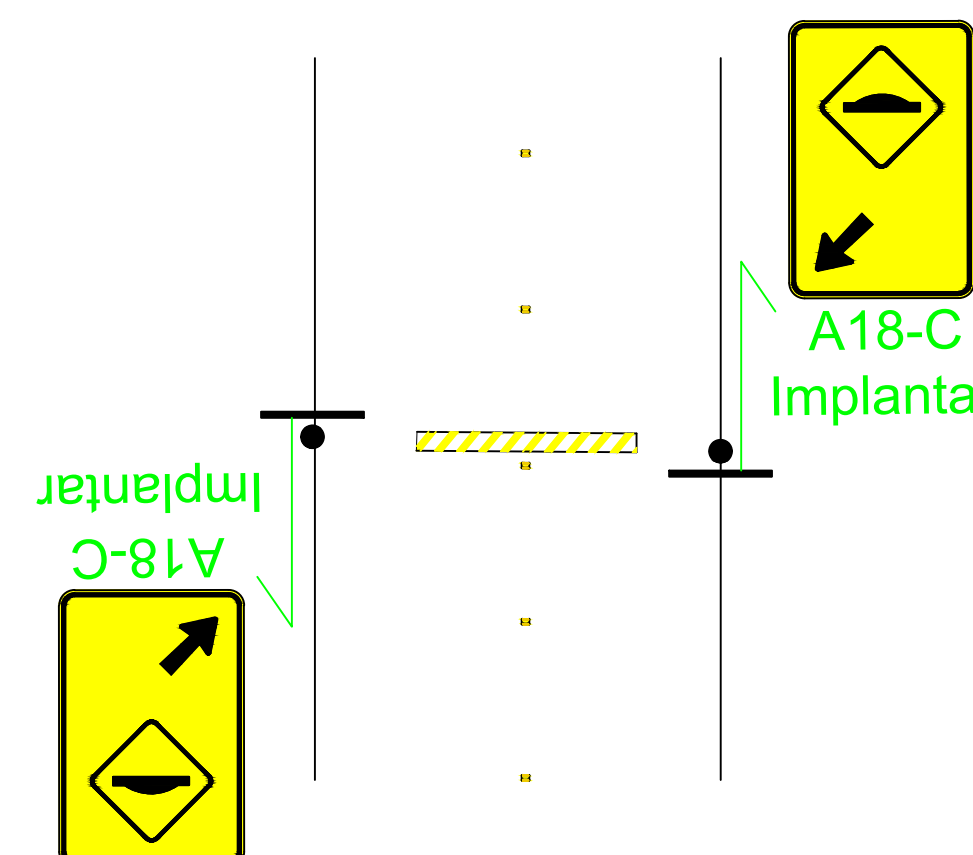

OBRA: PAVIMENTAÇÃO COM C.B.U.Q.		LOCAL: NOVA ESPERANÇA DO SUDOESTE/PR
PROPRIETÁRIO: MUNICIPIO DE NOVA ESPERANÇA DO SUDOESTE		DATA: MARÇO/2026
ENDEREÇO: LINHA RIO MOMBUCO		ESCALA: INDICADA
PROJETO: PAVIMENTAÇÃO		ÁREA: 7.200,00 m2
RESPONSÁVEL TÉCNICO: LILIAN GISELI ALBERTON ENGENHEIRA CIVIL CREA SC 812135/D		PRANCHA: 02/02